


纺织面料加工项目-1#厂房扩建—一层平面图 变更后

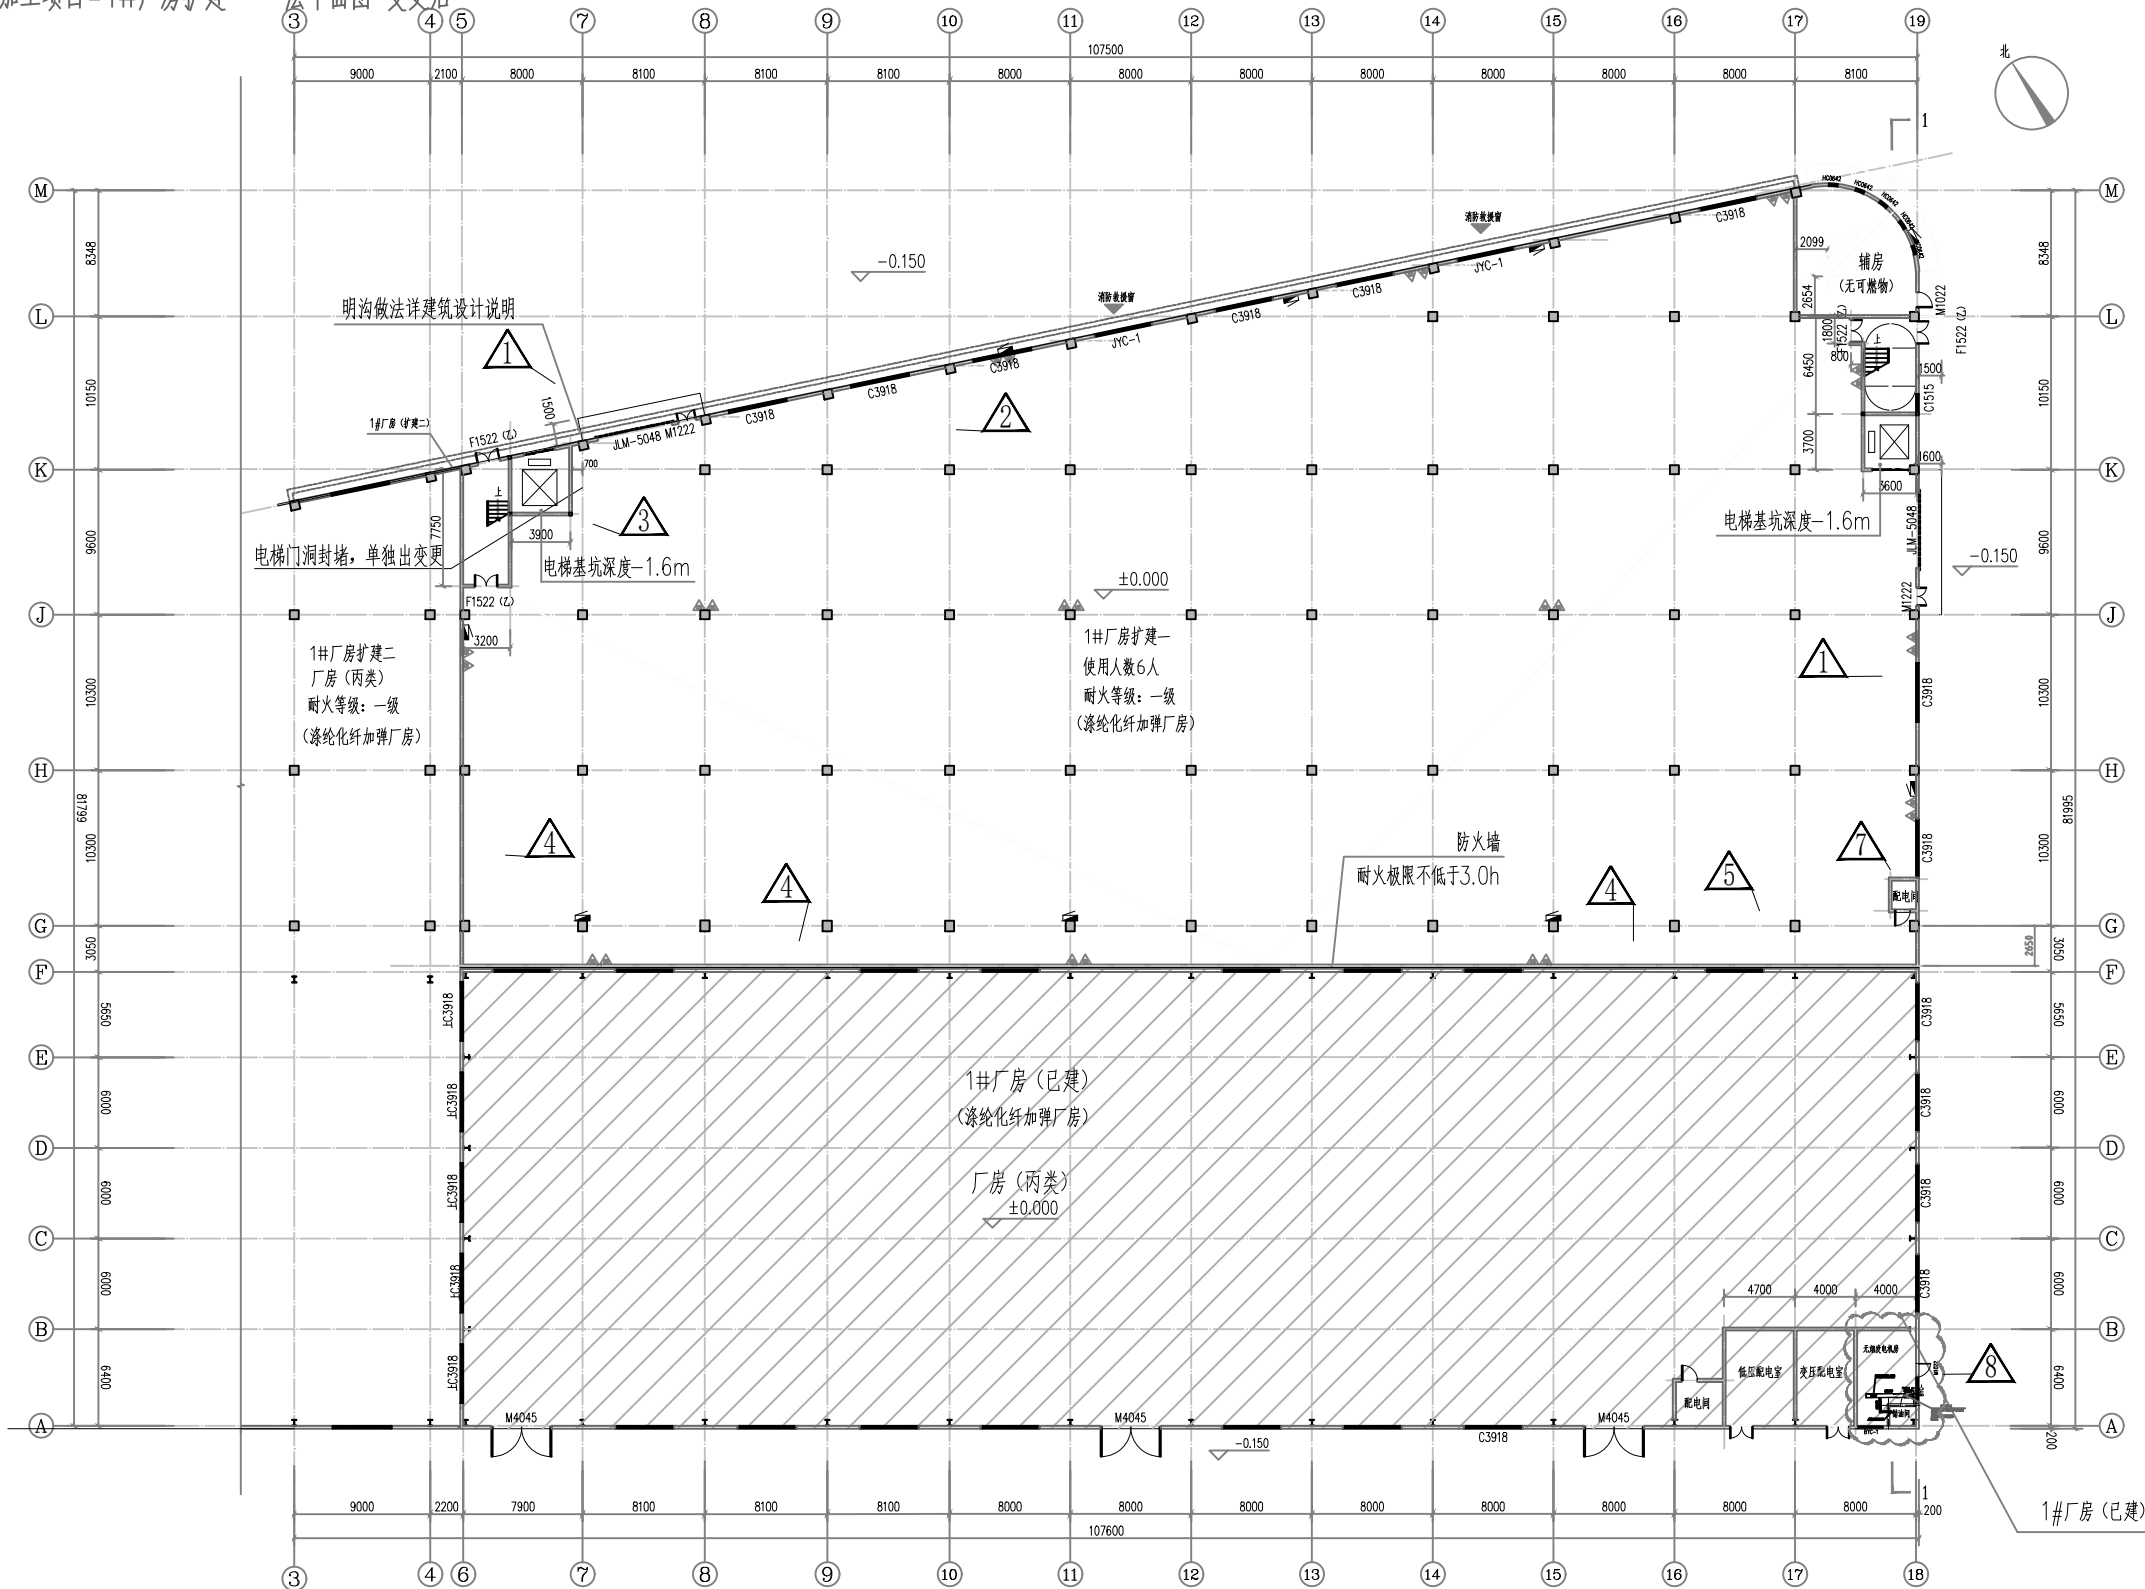

一层平面图 1: 200

备注

注:1.图中未注明按图例00。

2.建筑占地面积:4174.86㎡; 本层建筑面积 4165.20㎡; 总建筑面积:8330.40㎡。

3.△△为手推车可燃散料千吨天,型号为ABC/A2A,每架2米,用3架,共6米。

4.未注明时按大下层面及上层面面积。

5.疏散柱具具体位置。

6.本层疏散出口位置。(型号具体看详水施);

7.灭火器设置在灭火器存放部位,按层上其疏散楼梯宽度不大于1.50m,底部疏散地面高度不大于0.08m。
灭火器不得上锁

8.疏散指引设施应置于玻璃,且设置可在室外易于识别的位置标志。

9.疏散指引箭头标志高度均不小于1.0m,下楼梯时向地面下大1.2m。

9.吸烟间、无烟电灰房等每间200㎡和20㎡由门洞隔墙开

10.防火快速逃生梯均不得设置安全。

11.配电箱、发电机与厂房之间防火隔墙,发电机房与油罐房之间防火隔墙,防火分区之间防火墙均按200㎜加气罐上。

12.油罐房的壁面管道应设置通向室外的泄气管,泄气管应设置带阻气器的呼吸阀。

油罐的下部应设置通向油罐顶部的扶梯,扶梯由平台及行走平台专门设计施工。

本工程分为三层为:一层为中控楼,火灾报警报警室设2A,单层火灾报警最大保护面积75㎡/A,最大保护面积200㎡。

本层设置疏散通道。

最小需配火灾量按照计算:
$$Q = K \frac{S}{U} = 0.9x \frac{4189.35m^2}{75m^2/A} = 50.27$$
$$Q_e = \frac{Q}{\alpha} = \frac{50.27}{1.3} = 3.89$$
 每个设置点最小需配火灾量按照4

疏散宽度计算:


需要的疏散宽度=疏散人数/100X0.6=6/100X0.6=0.036m

室外消火栓设置按建筑层及以上疏散人数每一层设置,且不小于2米

单层实际疏散最小宽度为1-1.2X1+1.5=2.9m


实际疏散宽度[㎡]>需要的疏散宽度,则按实际疏散要求

??	??
===	??? 200???????
===	??: 200???????
	????
	????
	???
	Ø160PVC-U???
	???

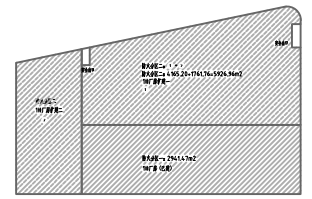

防火分区示意图

根据GB 50016-2014 (2018)年版,建筑设计防火规范,表3.3.1,注:2,除麻纺厂房外,一级耐火等级的多层纺织厂房和二级的单、多层纺织厂房,其每个防火分区的最大允许建筑面积可按本表的规定增加0.5倍。

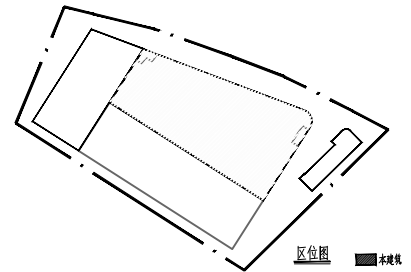

区位图

变更内容: 1、卷帘门与窗位置互换。

- 2、取消无烟发电机房。
- 3、电梯门洞封堵。
- 4、取消门洞、砖墙封堵。
- 5、取消卫生间、配电房。
- 6、F轴柱位往北移, 减少面积24.15M²。
- 7、增加配电间。
- 8、增加无烟发电机房。



福建中恒华筑
建筑设计有限公司
 FUJIAN ZHONGHENG HUACHU ARCHITECTURE
 DESIGN CO., LTD.
 设计证书甲级编号A135011707

本图版权属福建中恒华筑建筑设计有限公司所有,除本工程外对本图的任何其他用途和,必须获得本公司的书面许可
本图纸需经规划主管部门,施工图审查,消防部门审批审查通过后方可使用
图必须签字并加盖设计专用章方可用于施工

审查批准单位:

审查批准书证号:

周章：

Copyright © 2015 Wolters Kluwer Health | Lippincott Williams & Wilkins

注册执业章:

Figure 1

织面料加工——1#厂房(扩建一)

宝		
---	--	--

賣人	徐懷水	徐懷水
賣人	徐懷水	徐懷水


校	朱雷	朱雷
时	康海	康海

计	吴亦红	吴亦红
理	吴亦红	吴亦红

一层平面图


0004 DE 030 0

测	建施	图 号	02
测	2004.11	新土体基	110.1

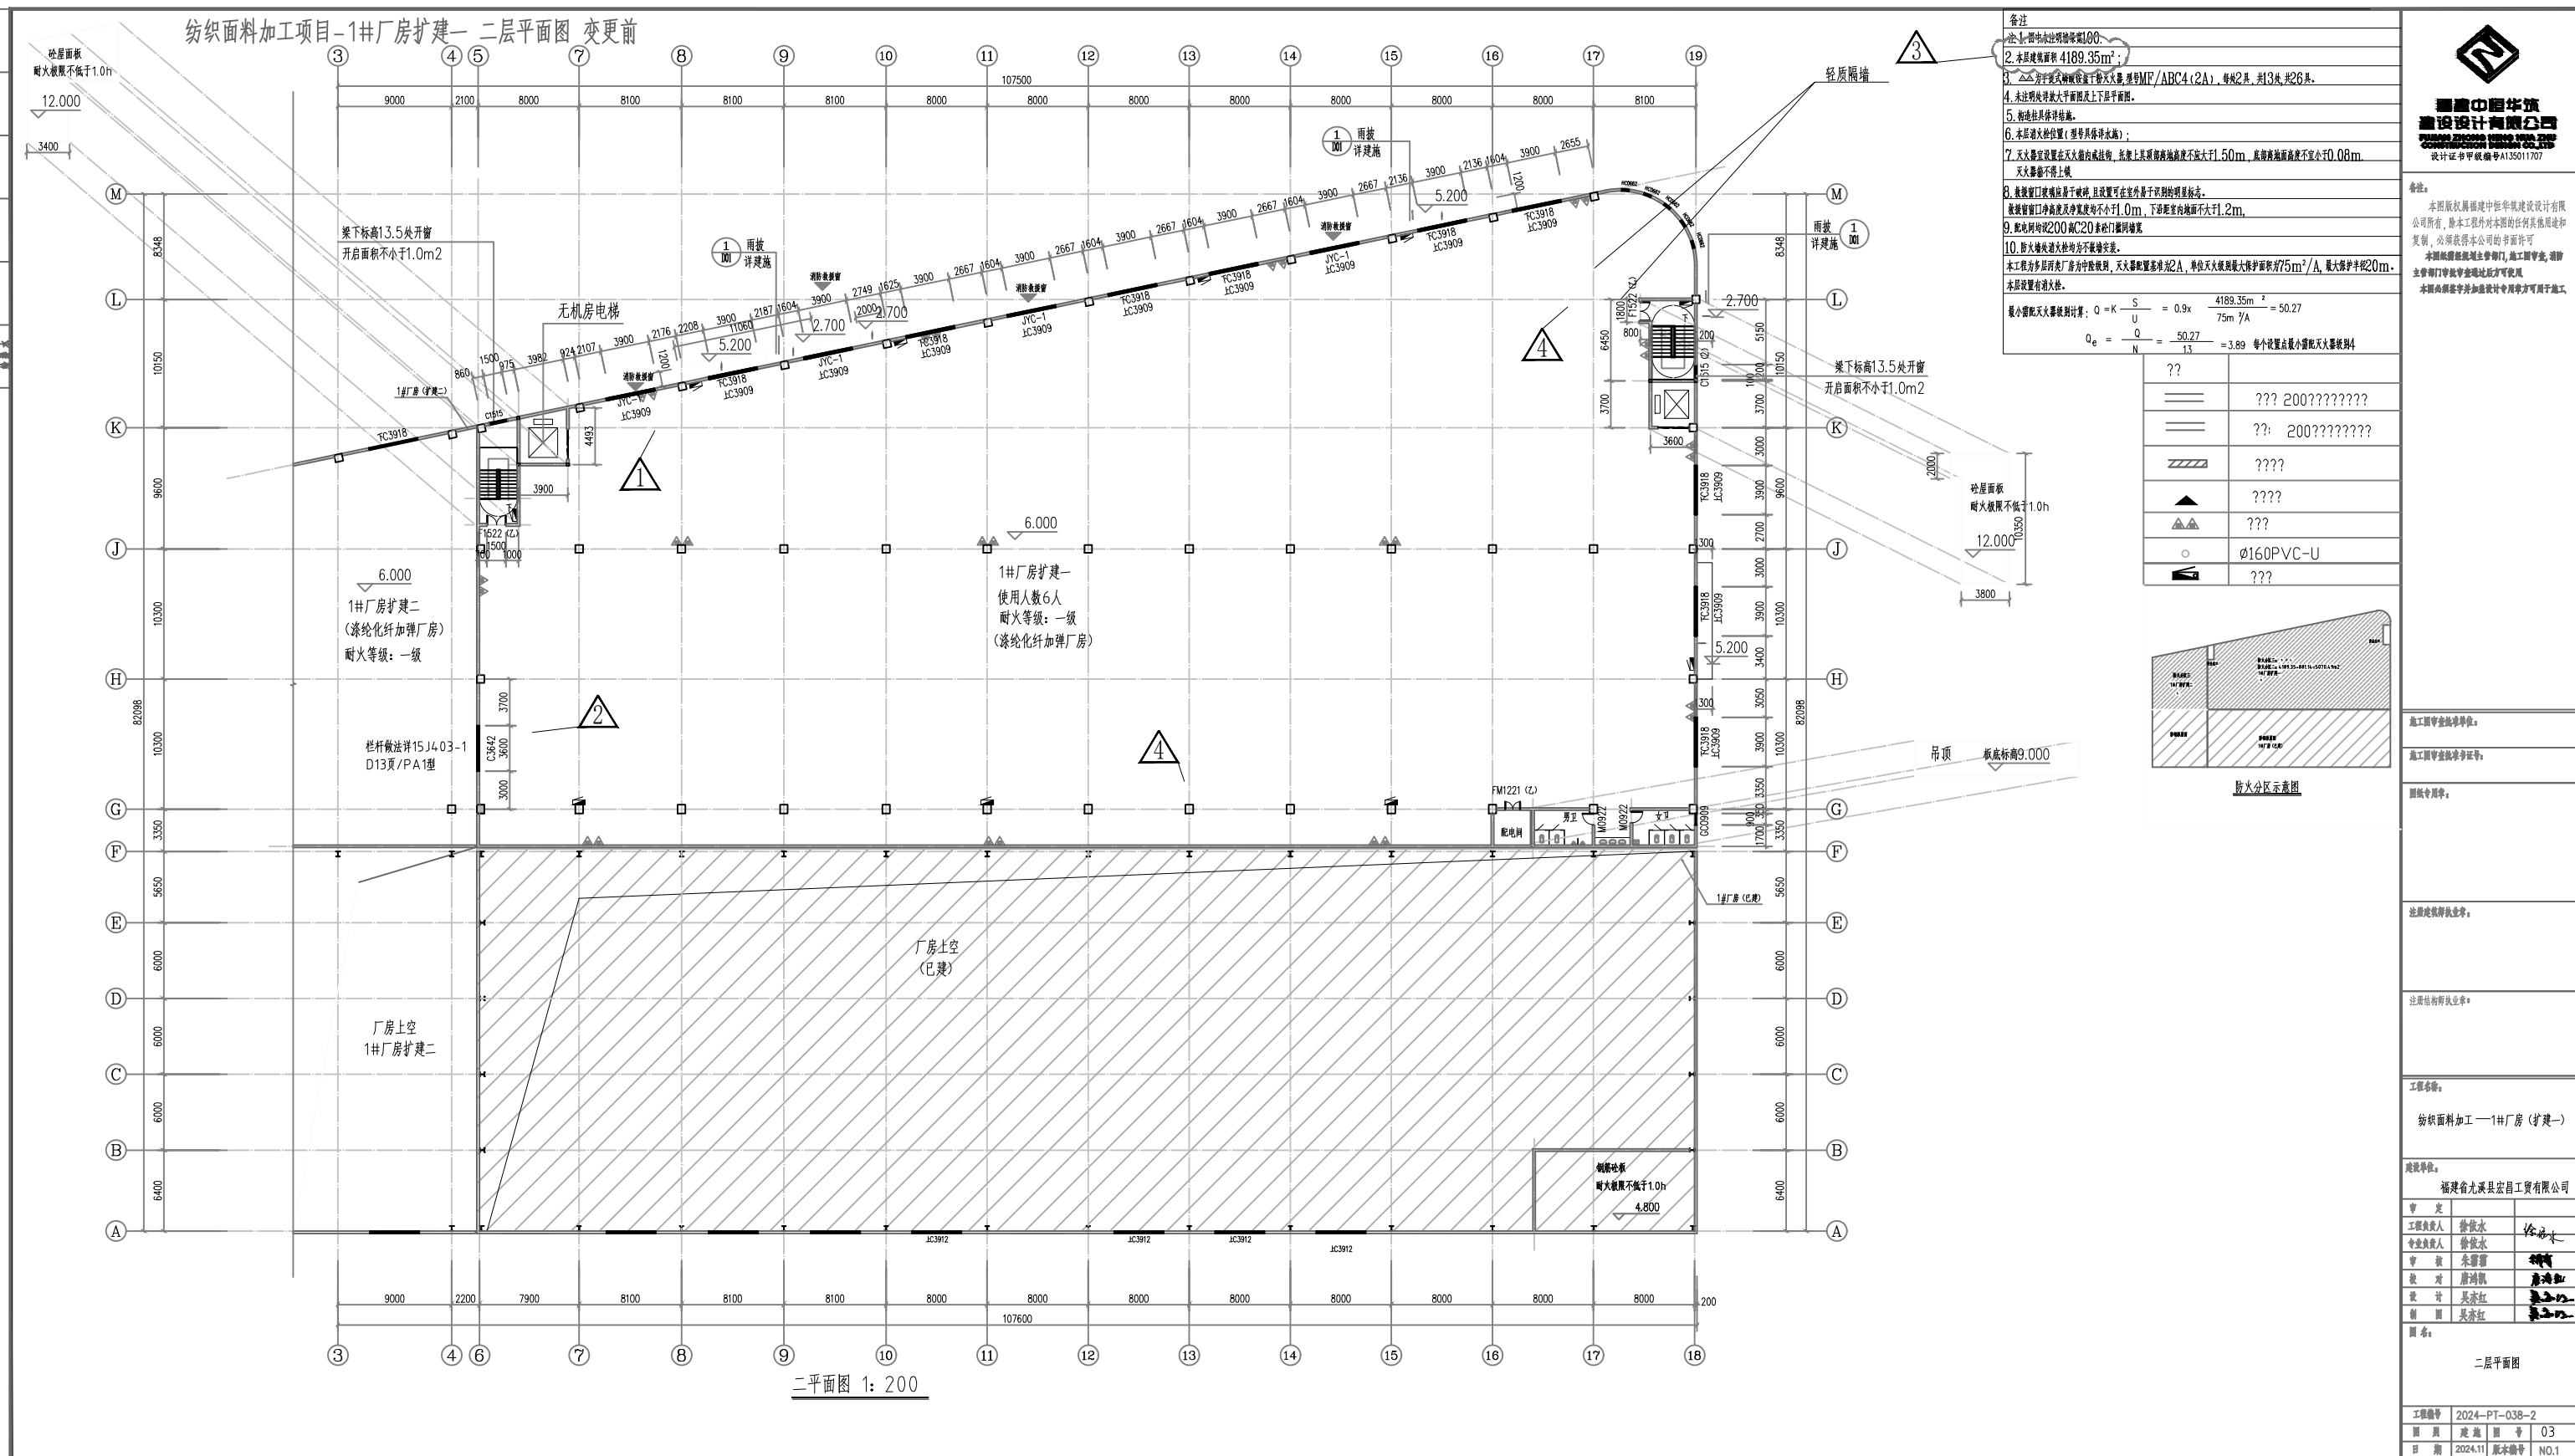

日期	
姓名	
专业	暖通
日期	
姓名	
专业	给排水

纺织面料加工项目-综合楼地下一层 变更前

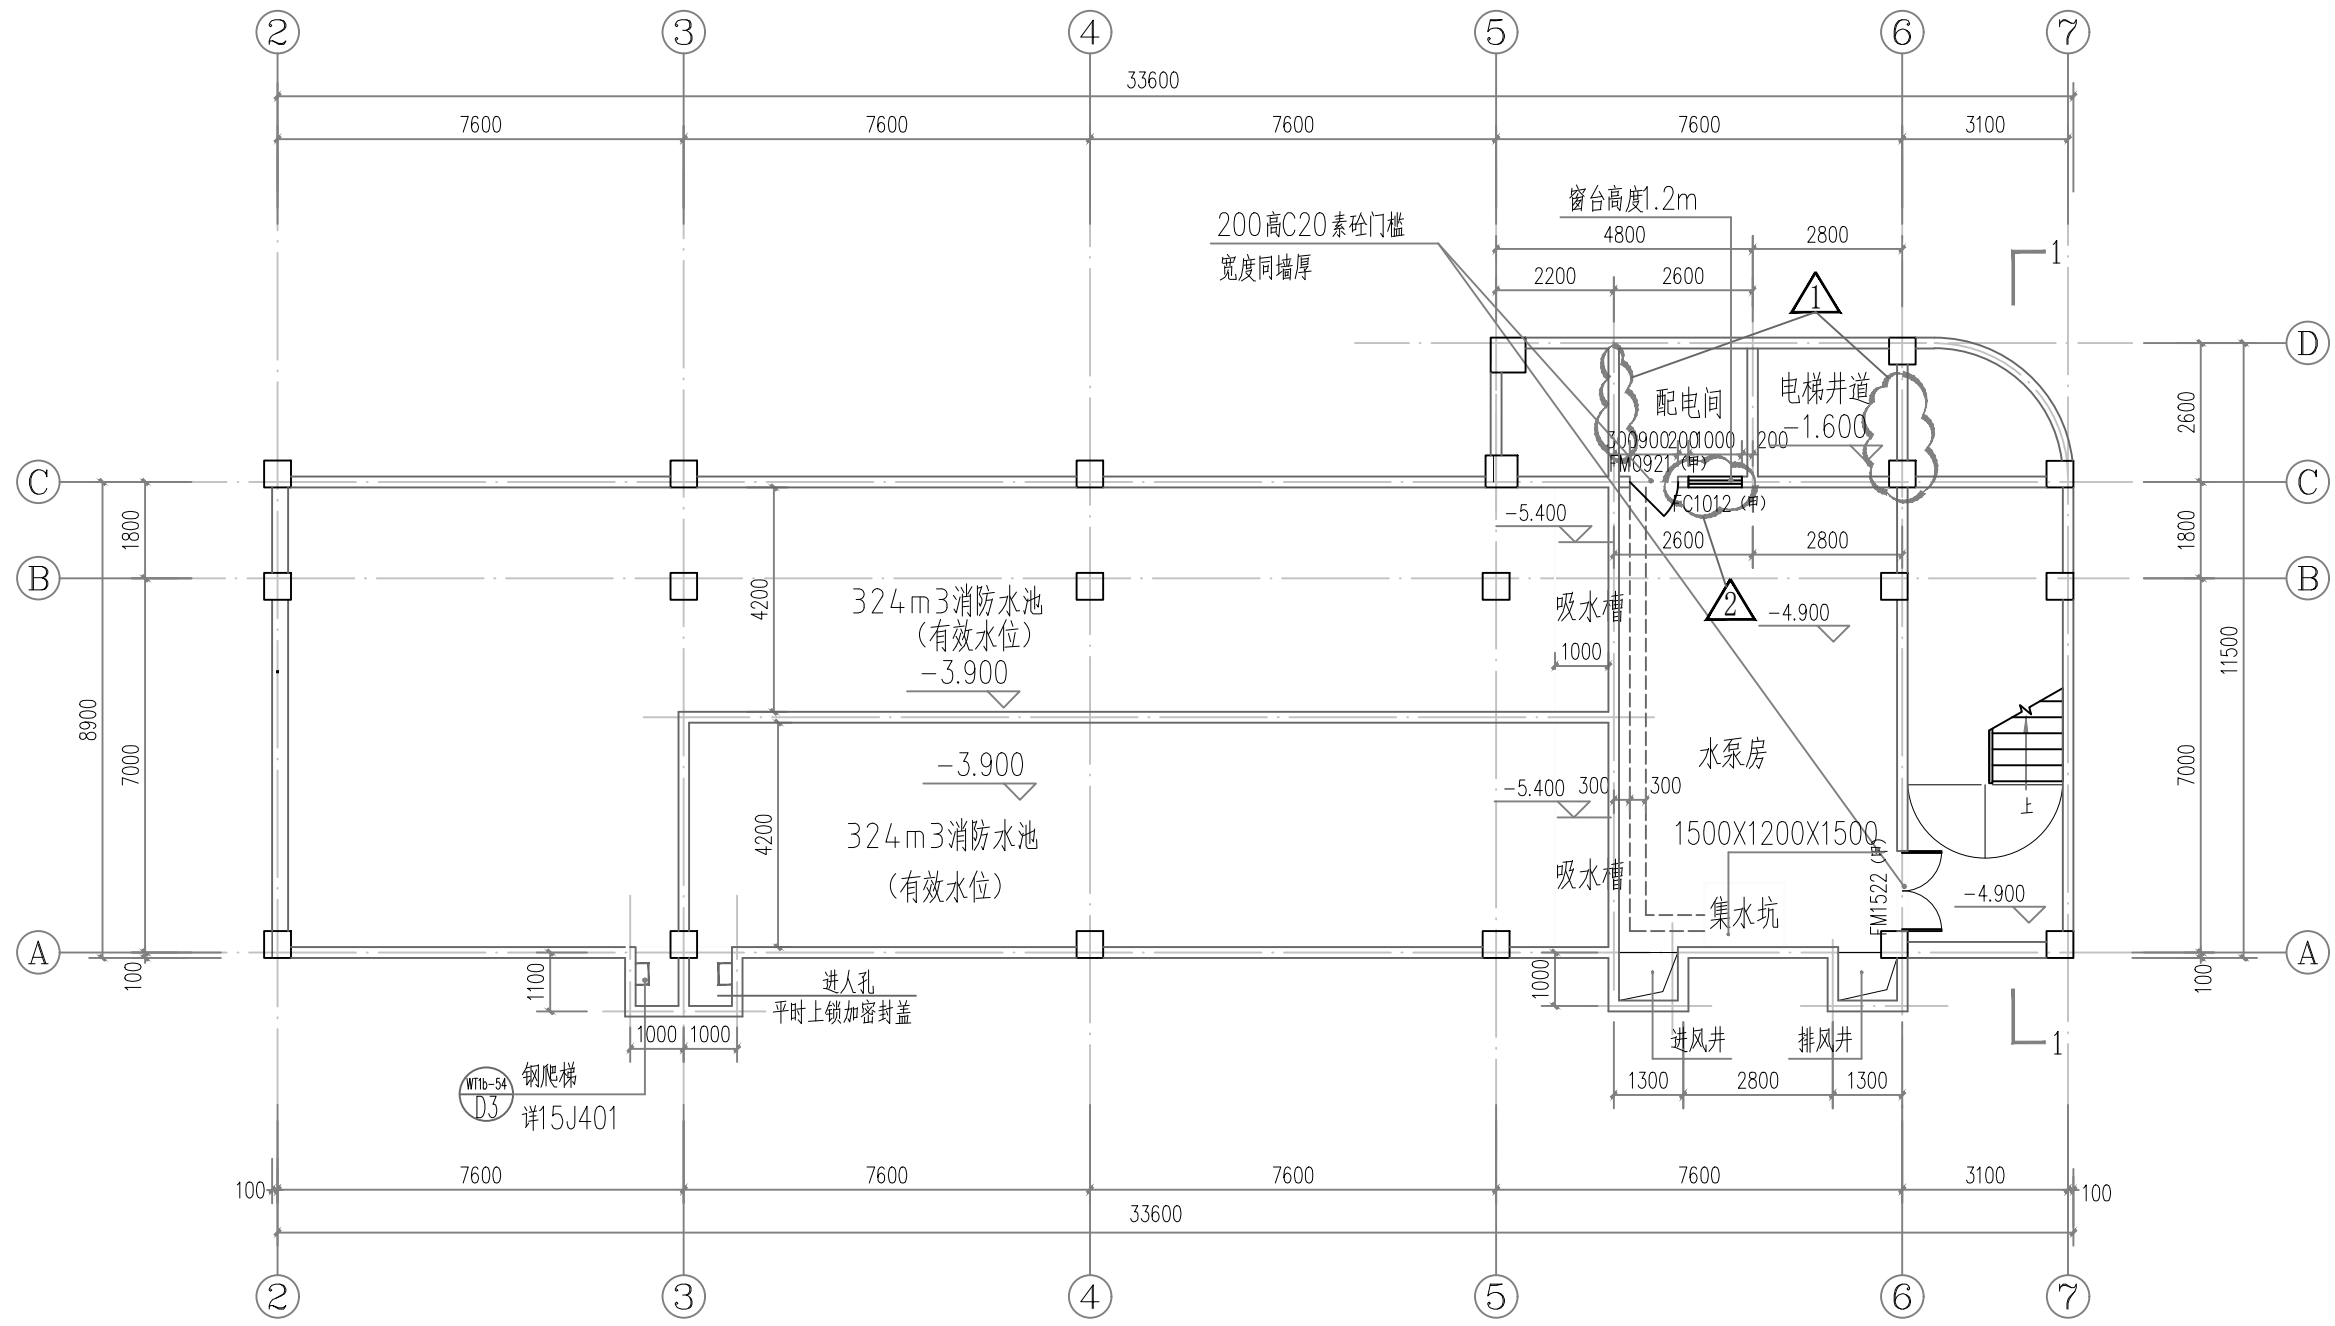

地下一层平面图 1: 100

本层建筑面积: 336.29m², 其中泵房建筑面积: 52.84m²

福建中恒华筑
建设设计有限公司
FUJIAN ZHONG HENG HUA ZHU
CONSTRUCTION DESIGN CO.,LTD
设计证书甲级编号A135011707

备注:

本图版权属福建中恒华筑建设设计有限公司所有, 除本工程外对本图的任何其他用途和复制, 必须获得本公司的书面许可

本图纸需经规划主管部门, 施工图审查, 消防主管部门审批审查通过后方可使用

本图必须签字并加盖设计专用章方可用于施工

施工图审查批准单位:

施工图审查批准书证号:

图纸专用章:

注册建筑师执业章:

注册结构师执业章:

工程名称:

纺织面料加工 —— 综合楼

建设单位:

福建省尤溪县宏昌工贸有限公司

审 定		
工程负责人	徐依水	徐依水
专业负责人	徐依水	
审 核	朱霜霜	朱霜霜
校 对	唐鸿凯	唐鸿凯
设 计	吴亦红	吴亦红
制 图	吴亦红	吴亦红


图 名:

地下一层平面图

工程编号	2024-PT-038-1
图 别	建 施
图 号	05
日 期	2024.11
版本号	NO.1

日期	
姓名	
专业	暖通
日期	
姓名	
专业	给排水

纺织面料加工项目-综合楼地下一层平面图 变更后

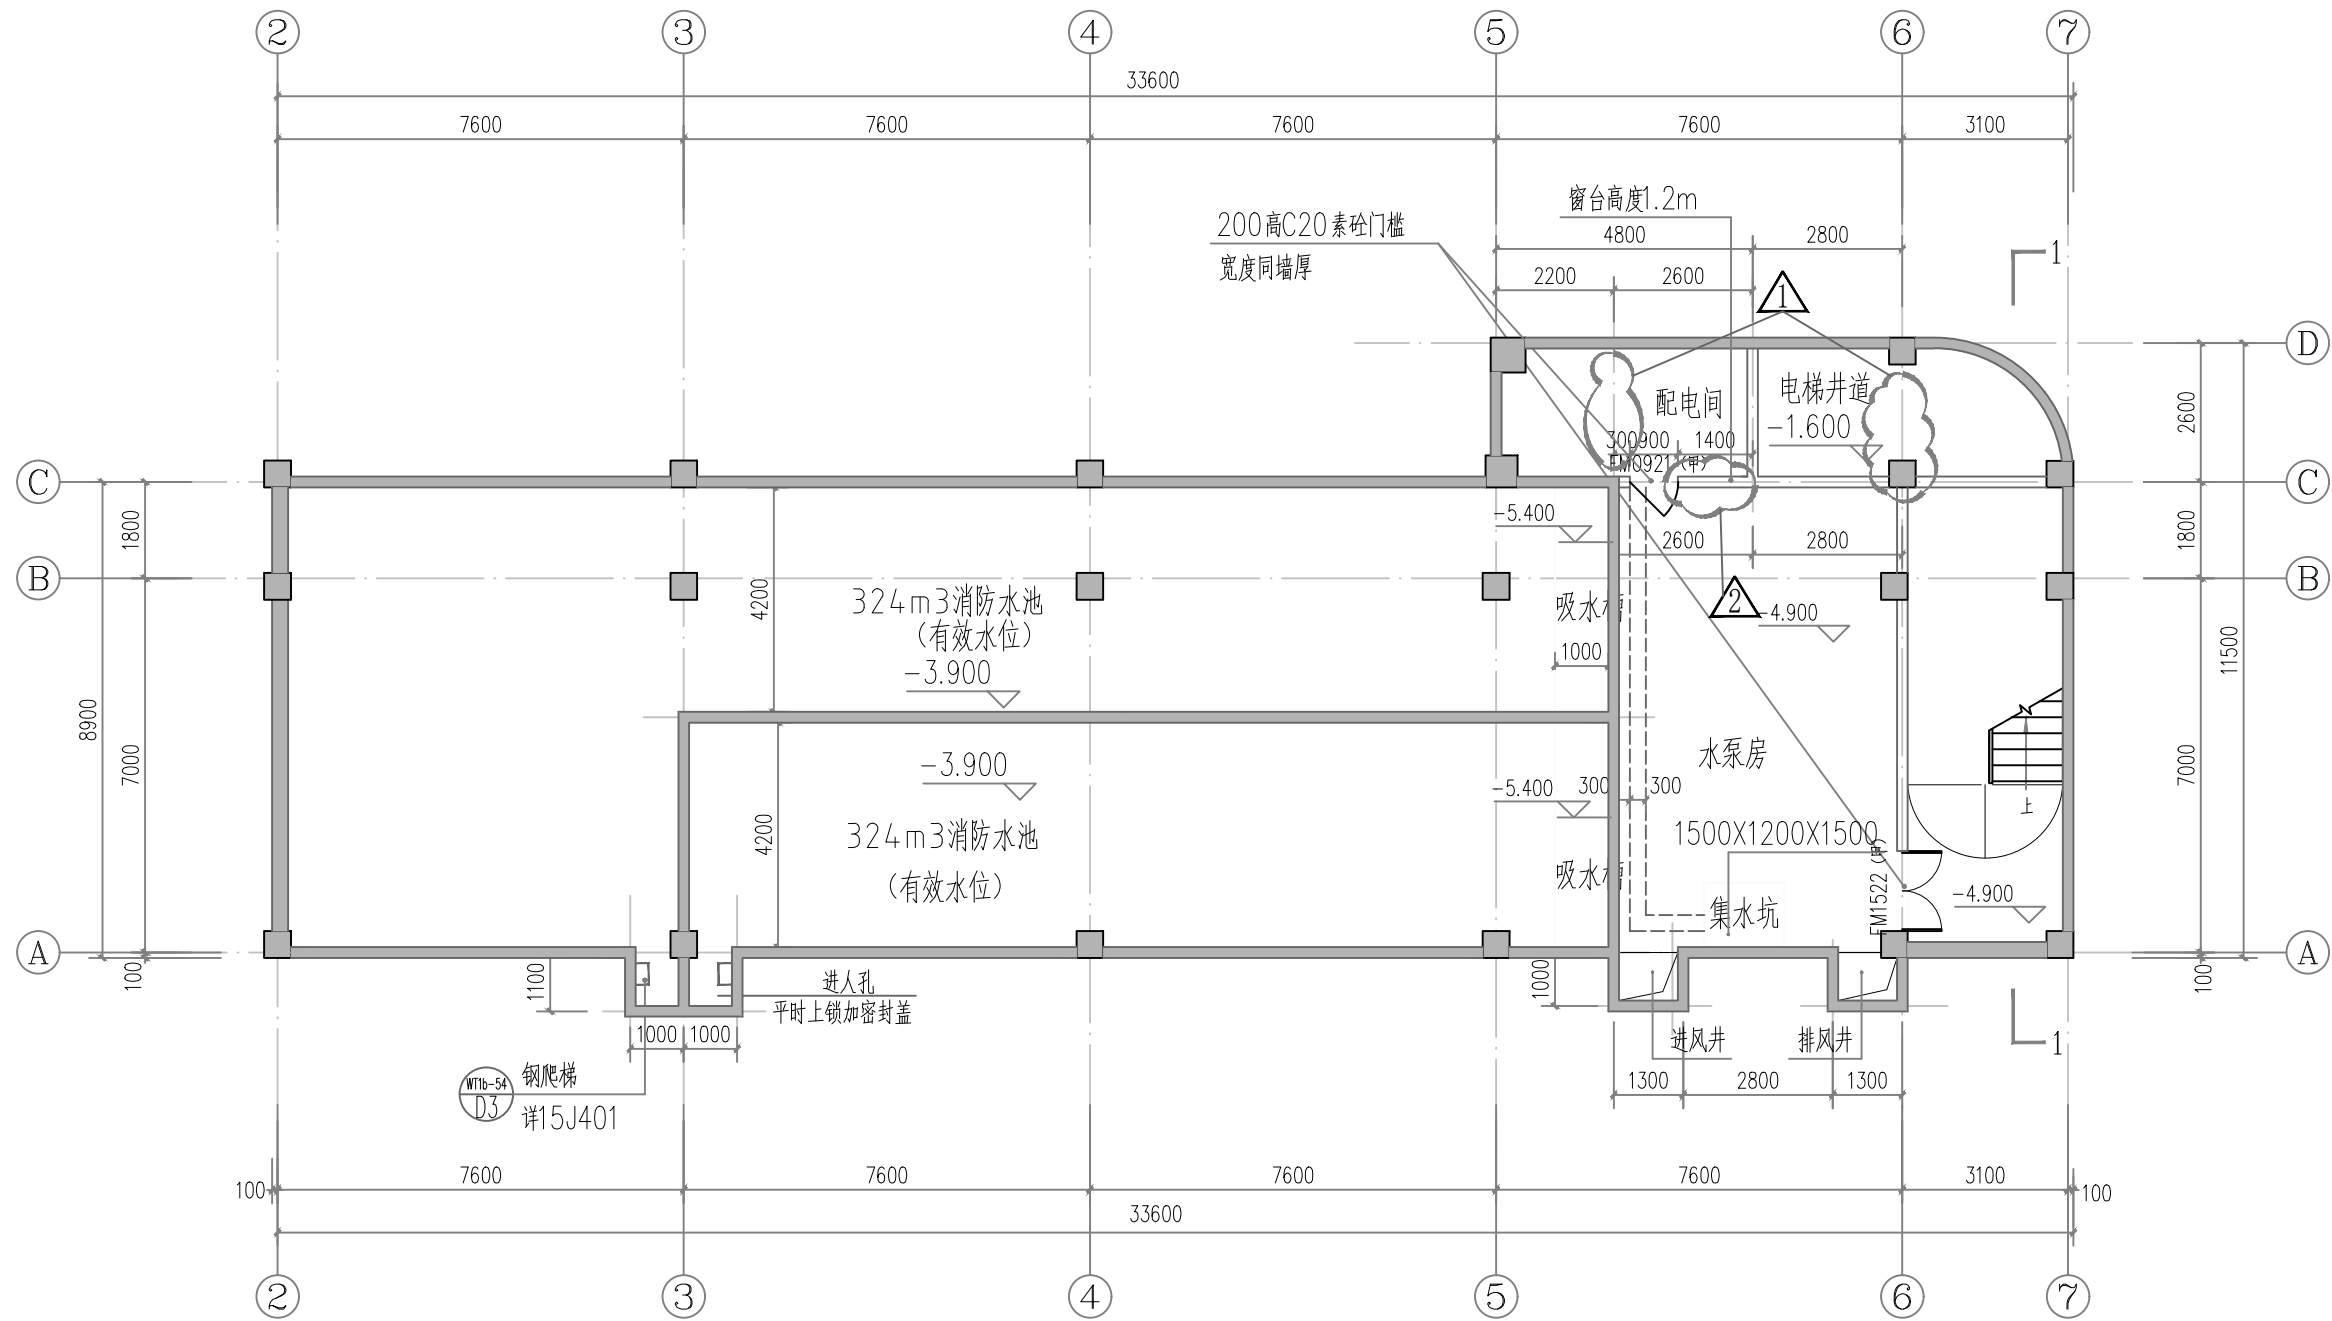

地下一层平面图 1: 100

本层建筑面积: 336.28m², 其中泵房建筑面积: 51.95m²

变更内容: 1、取消隔墙。
2、取消防火窗。

福建中恒华筑
建设设计有限公司
FUJIAN ZHONG HENG HUA ZHU
CONSTRUCTION DESIGN CO., LTD
设计证书甲级编号A135011707

备注:

本图版权属福建中恒华筑建设设计有限公司所有, 除本工程外对本图的任何其他用途和复制, 必须获得本公司的书面许可

本图纸需经规划主管部门, 施工图审查, 消防主管部门审批审查通过后方可使用

本图必须签字并加盖设计专用章方可用于施工

施工图审查批准单位:

施工图审查批准书证号:

图纸专用章:

注册建筑师执业章:

注册结构师执业章:

工程名称:

纺织面料加工 —— 综合楼

建设单位:

福建省尤溪县宏昌工贸有限公司

审 定		
工程负责人	徐依水	徐依水
专业负责人	徐依水	
审 核	朱霜霜	朱霜霜
校 对	唐鸿凯	唐鸿凯
设 计	吴亦红	吴亦红
制 图	吴亦红	吴亦红

图 名:



地下一层平面图

工程编号	2024-PT-038-1
图 别	建 施
图 号	05
日 期	2024.11
版本编号	NO.1

日期	
姓名	
专业	电气
专业	暖通
专业	给排水
专业	结构
专业	建筑
专业	其他

纺织面料加工项目-综合楼一层平面图 变更前

专用选层按钮
具体做法详13J104 /49页
按钮中心线
距地高度0.90m

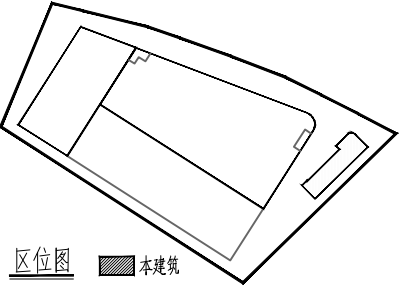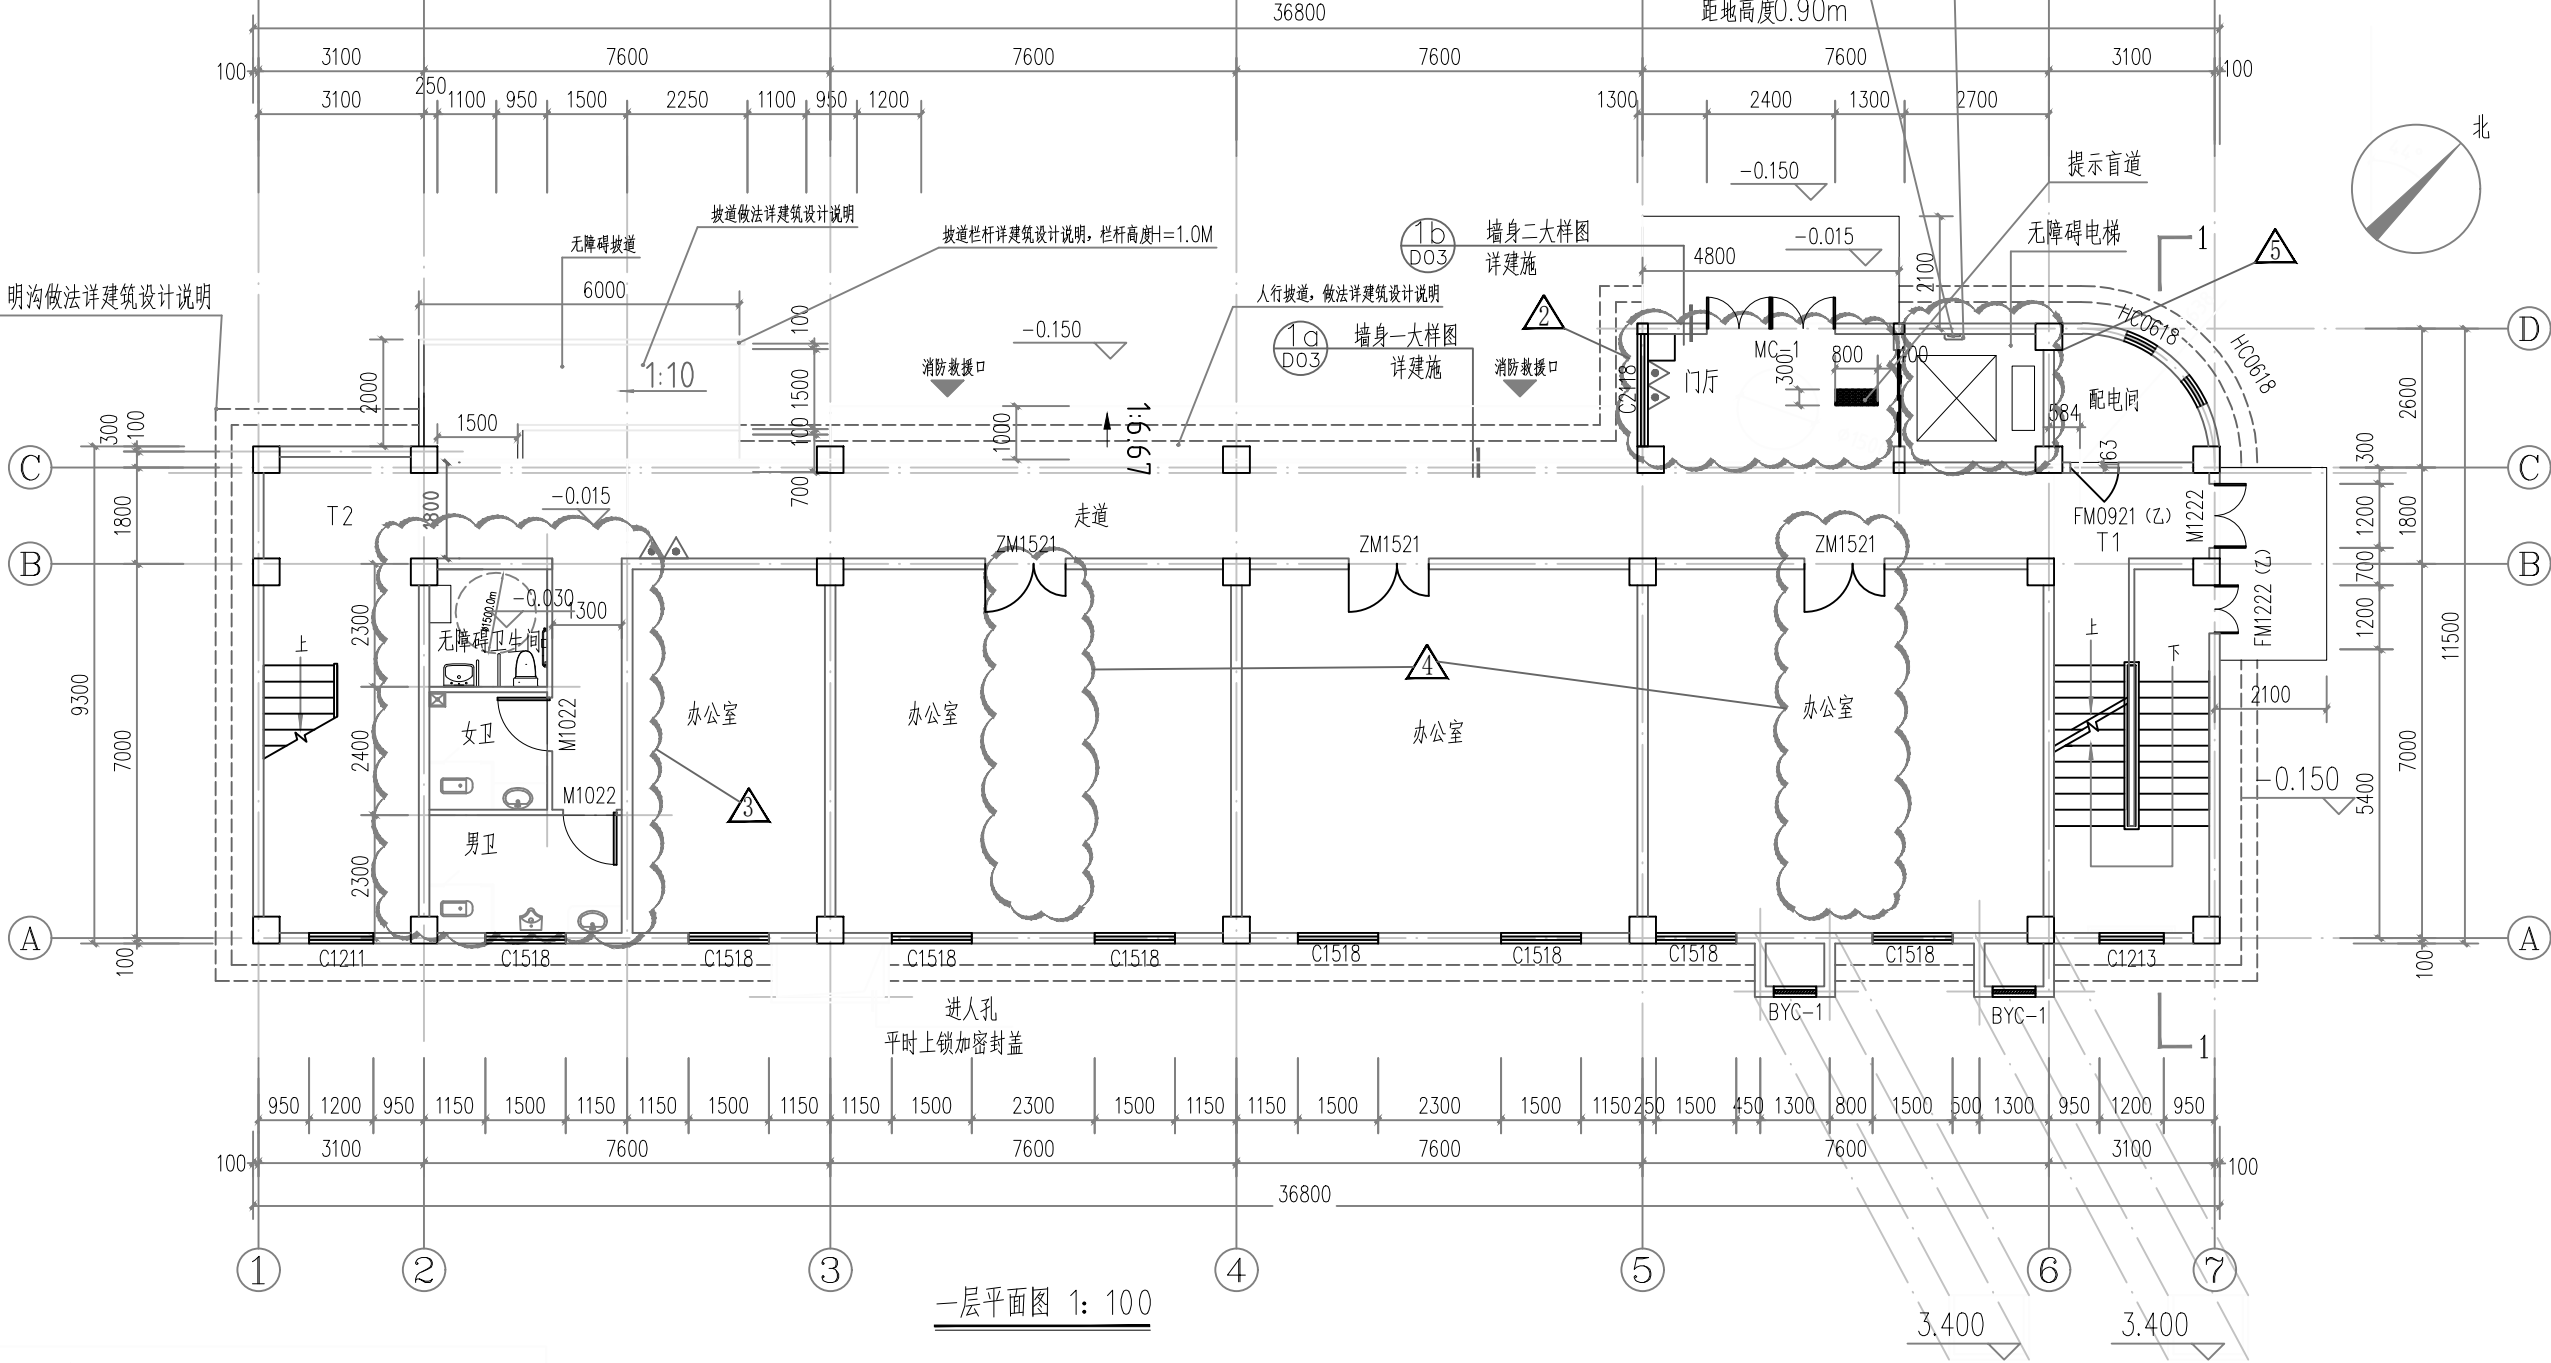

备注:

- 柱定位, 截面尺寸详结施。
- 门窗除靠柱边或居中安装外, 未注明门垛宽100。
- 未注明外墙及分户墙宽200。
- 卫生间需排水的房间均向地漏方向找坡0.5, 地漏、污水管位置详水施图。
- 表示雨水管仅为示意, 具体位置、根数及大小详水施, 雨水管接入总体阴井, 具体详水施。
- △为手提式磷酸铵盐干粉灭火器, 型号MF/ABC5(3A), 每处2具, 共2处共4具。
- 配电间等设备房, 检修门下设200高C20素砼门槛, 宽度同墙厚。
电缆井、管道井每层在楼板处用钢筋网片C20细石砼做防火分隔, 耐火极限同楼板。
- 卫生间未开窗时设Φ150通风管接排气扇至室外
卫生间应设窗帘等遮挡视线措施, 做法详14J930-71、N12。

- 未说明做法的详建筑设计说明
- 未注明处详放大平面图及上下层平面图。
- 楼梯平面图放大图详建施大样图。
- 灭火器宜设置在灭火器箱内或挂钩、托架上
其顶部离地高度不应大于1.50m, 底部离地高度不宜小于0.08m。
- 疏散窗口玻璃应易于破碎, 且设置可在室外易于识别的明显标志。
疏散窗口净高度及净宽度均不小于1.0m, 下沿距室内地面不大于1.2m。
- 指标: 建筑占地面积: 362.47m², 本层建筑面积: 359.47m², 总建筑面积: 1121.6m²
- 涂阴影部分做降板, 做法详11J930-71、N12

本工程为综合楼为严重危险级别, 灭火器配置基准为3A,
最小需配灭火器级别计算: $Q = K \frac{S}{U} = 1.0 \times \frac{359.47m^2}{50m^2/A} = 7.19$

$$Q_e = \frac{Q}{N} = \frac{7.19}{2} = 3.59 \text{ 每个设置点最小需配灭火器级别} 3A$$

层数	建筑面积 (平方米)	使用人数(人)	需要宽度(m)	实际宽度(m)	备注
一层	359.47	15	15/100×1.00=0.15	1.2×2=2.40	满足规范要求
二三层	357.30	15	15/100×1.00=0.15	1.6×2=3.20	满足规范要求

	说明
==	190厚蒸压加气混凝土砌块
==	190厚蒸压加气混凝土砌块
≡	消防栓SD700×1600(宽×高), 距地1000; 采用嵌入式安装时墙体开洞750×1800×200 (深), 背面加砌100厚砖墙。
△	灭火器配置点
■	结构柱
⊙	洗脸台
•	地漏
○	雨水管
☐	蹲便器



福建中恒华筑
建设设计有限公司
FUJIAN ZHONG HENG HUA ZHU
CONSTRUCTION DESIGN CO., LTD
设计证书甲级编号A135011707

备注:

本图版权属福建中恒华筑建设设计有限公司所有, 除本工程外对本图的任何其他用途和复制, 必须获得本公司的书面许可
本图需经规划主管部门, 施工图审查, 消防主管部门审批审查通过后方可使用
本图必须签字并加盖设计专用章方可用于施工

施工图审查批准单位:

施工图审查批准书证号:

图纸专用章:

注册建筑师执业章:

注册结构师执业章:

工程名称:

纺织面料加工 — 综合楼

建设单位:

福建省尤溪县宏昌工贸有限公司

审 定	徐依水	徐依水
工程负责人	徐依水	徐依水
专业负责人	徐依水	徐依水
审 核	朱霜霜	朱霜霜
校 对	唐鸿凯	唐鸿凯
设 计	吴亦红	吴亦红
制 图	吴亦红	吴亦红


图 名:

一层平面图

工程编号	2024-PT-038-1
图 别	建 施
图 号	06
日 期	2024.11
版本编号	NO.1


日期	
姓名	
专业	电气
专业	暖通
专业	给排水
专业	结构
专业	建筑
专业	其他

纺织面料加工项目-综合楼一层平面图 变更后

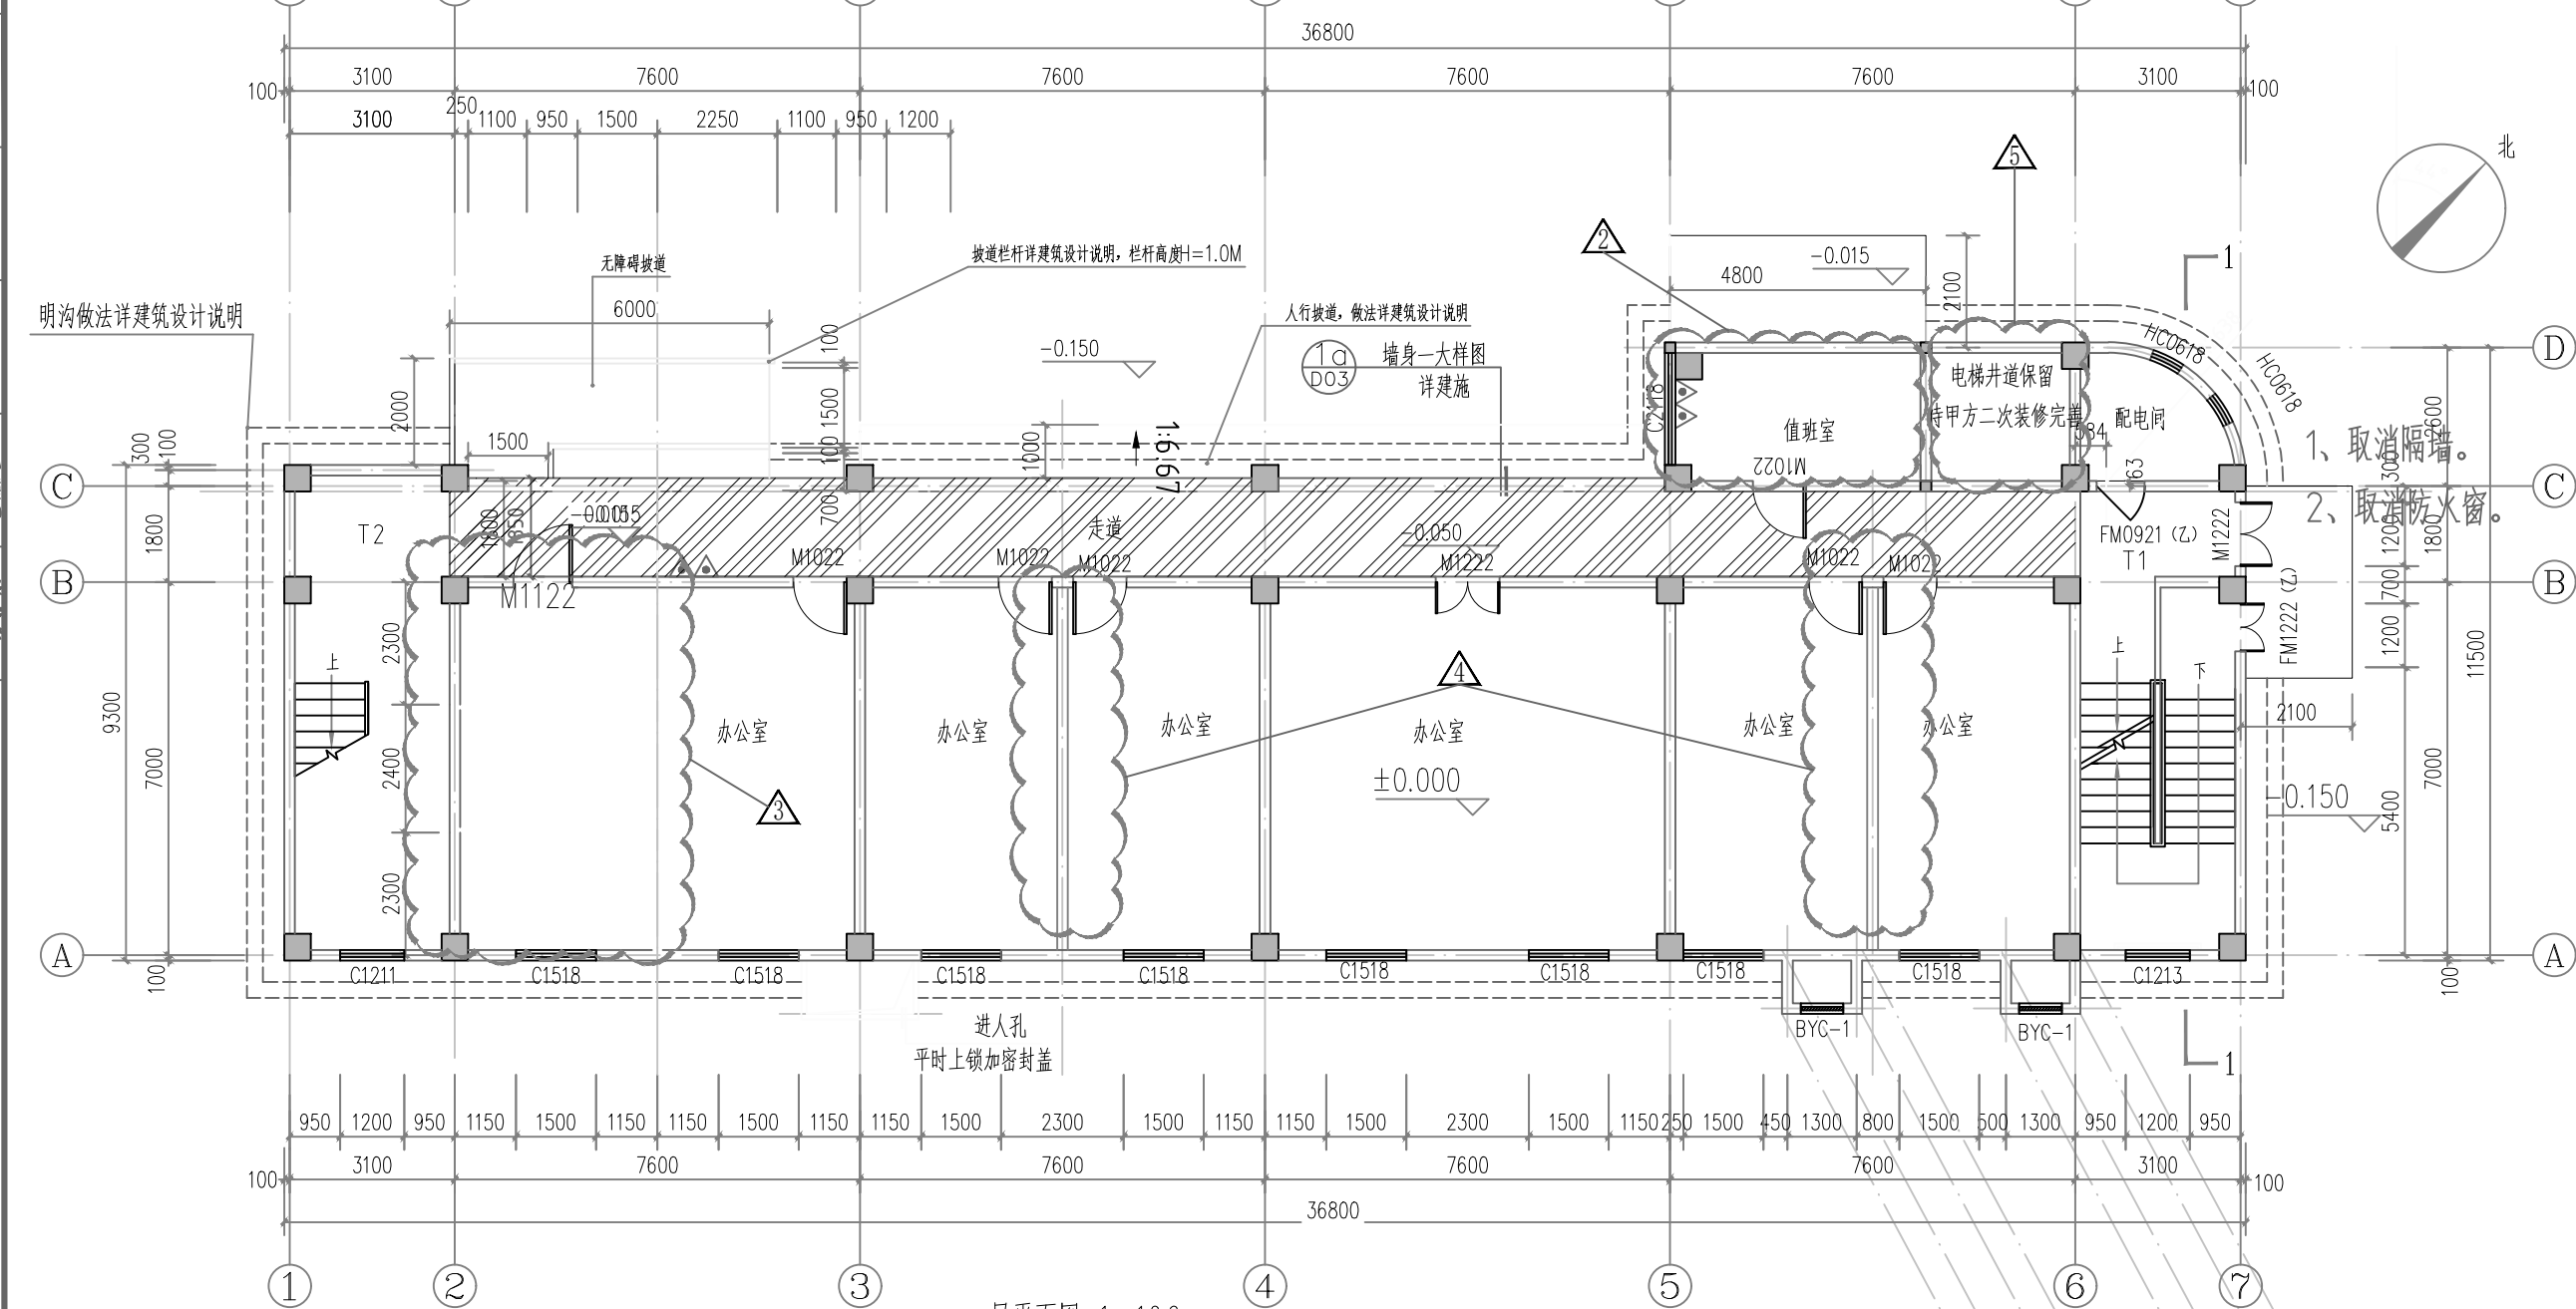

一层平面图 1: 100

- 变更内容: 1、走道尺寸变化, 增加增加面积1.03M²
2、门厅改值班室。
3、取消卫生间。
4、增加隔墙。
5、电梯洞口封堵。

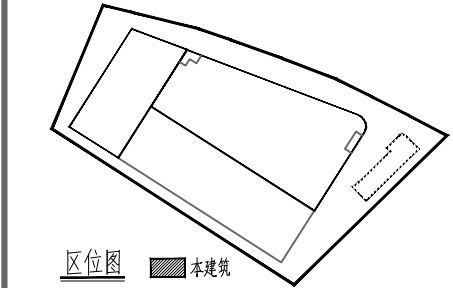

备注:

1. 柱定位, 截面尺寸详结施。	9. 未说明做法的详建筑设计说明
2. 门窗除靠柱边或居中安装外, 未注明门垛宽100。	10. 未注明处详放大平面图及上下层平面图。
3. 未注明外墙及分户墙宽200。	11. 楼梯平面放大图详建施大样图。
4. 卫生间需排水的房间均向地漏方向找坡0.5, 地漏、污水管位置详详水施图。	12. 灭火器宜设置在灭火器箱内或挂钩、托架上
5. 表示雨水管仅为示意, 具体位置、根数及大小详水施, 雨水管接入总体阴井, 具体详水施。	其顶部离地高度不应大于1.50m, 底部离地高度不宜小于0.08m。
6. 为手提式磷酸铵盐干粉灭火器, 型号MF/ABC5(3A), 每处2具, 共2处共4具。	13. 救援窗口玻璃应易于破碎, 且设置可在室外易于识别的明显标志。
7. 配电间等设设备房, 检修门下设200mmC20素砼门槛, 宽度同墙厚	救援窗口净高度及净宽度均不小于1.0m, 下沿距室内地面不大于1.2m。
电缆井、管道井每层在楼板处用钢板网片C20细石砼做防火分隔, 耐火极限同楼板。	14. 指标: 建筑占地面积: 363.50m ² , 本层建筑面积: 360.50m ² , 总建筑面积: 1489.83m ²
8. 卫生间未开窗时设φ150通风管接排气扇至室外	15. 涂阴影部分做降板, 做法详: 做法详11J930-71-N12
卫生间应设窗帘等遮挡视线措施, 做法详甲方自理。	

本工程为综合楼为严重危险级, 灭火器配置基准为3A,
最小需配灭火器级别计算: $Q = K \frac{S}{U} = 1.0 \times \frac{359.47m^2}{50m^2/A} = 7.19$

$$Q_e = \frac{Q}{N} = \frac{7.19}{2} = 3.59 \text{ 每个设置点最小需配灭火器级别6A}$$

层数	建筑面积 (平方米)	使用人数(人)	需要宽度(m)	实际宽度(m)	备注
一层	360.50	15	15/100×1.00=0.15	1.2×2=2.40	满足规范要求
二、三层	357.30	15	15/100×1.00=0.15	1.6×2=3.20	满足规范要求

	说明
==	190厚蒸压加气混凝土砌块
==	190厚蒸压加气混凝土砌块
≡	消防栓SD700×1600(宽×高), 距地1000; 采用嵌入式安装时墙体开洞750×1800×200 (深), 背面加砌100厚砖墙。
△	灭火器配置点
■	结构柱
□	洗脸台
•	地漏
○	雨水管
□	蹲便器



福建中恒华筑
建设设计有限公司
FUJIAN ZHONG HENG HUA ZHU
CONSTRUCTION DESIGN CO., LTD
设计证书甲级编号A135011707

备注:

本图版权属福建中恒华筑建设设计有限公司所有, 除本工程外对本图的任何其他用途和复制, 必须获得本公司的书面许可
本图纸需经规划主管部门, 施工图审查, 消防主管部门审批审查通过后方可使用
本图必须签字并加盖设计专用章方可用于施工

施工图审查批准单位:

施工图审查批准书证号:

图纸专用章:

注册建筑师执业章:

注册结构师执业章:

工程名称:

纺织面料加工 — 综合楼

建设单位:

福建省尤溪县宏昌工贸有限公司

审 定		
工程负责人	徐依水	徐依水
专业负责人	徐依水	
审 核	朱霜霜	朱霜霜
校 对	唐鸿凯	唐鸿凯
设 计	吴亦红	吴亦红
制 图	吴亦红	吴亦红


图 名:

一层平面图

工程编号	2024-PT-038-1
图 别	建 施
图 号	06
日 期	2024.11
版本编号	NO.1

日期	
姓名	
专业	暖通
专业	电气
专业	给排水
专业	结构
专业	建筑
专业	其他

纺织面料加工项目-综合楼二层平面图 变更前

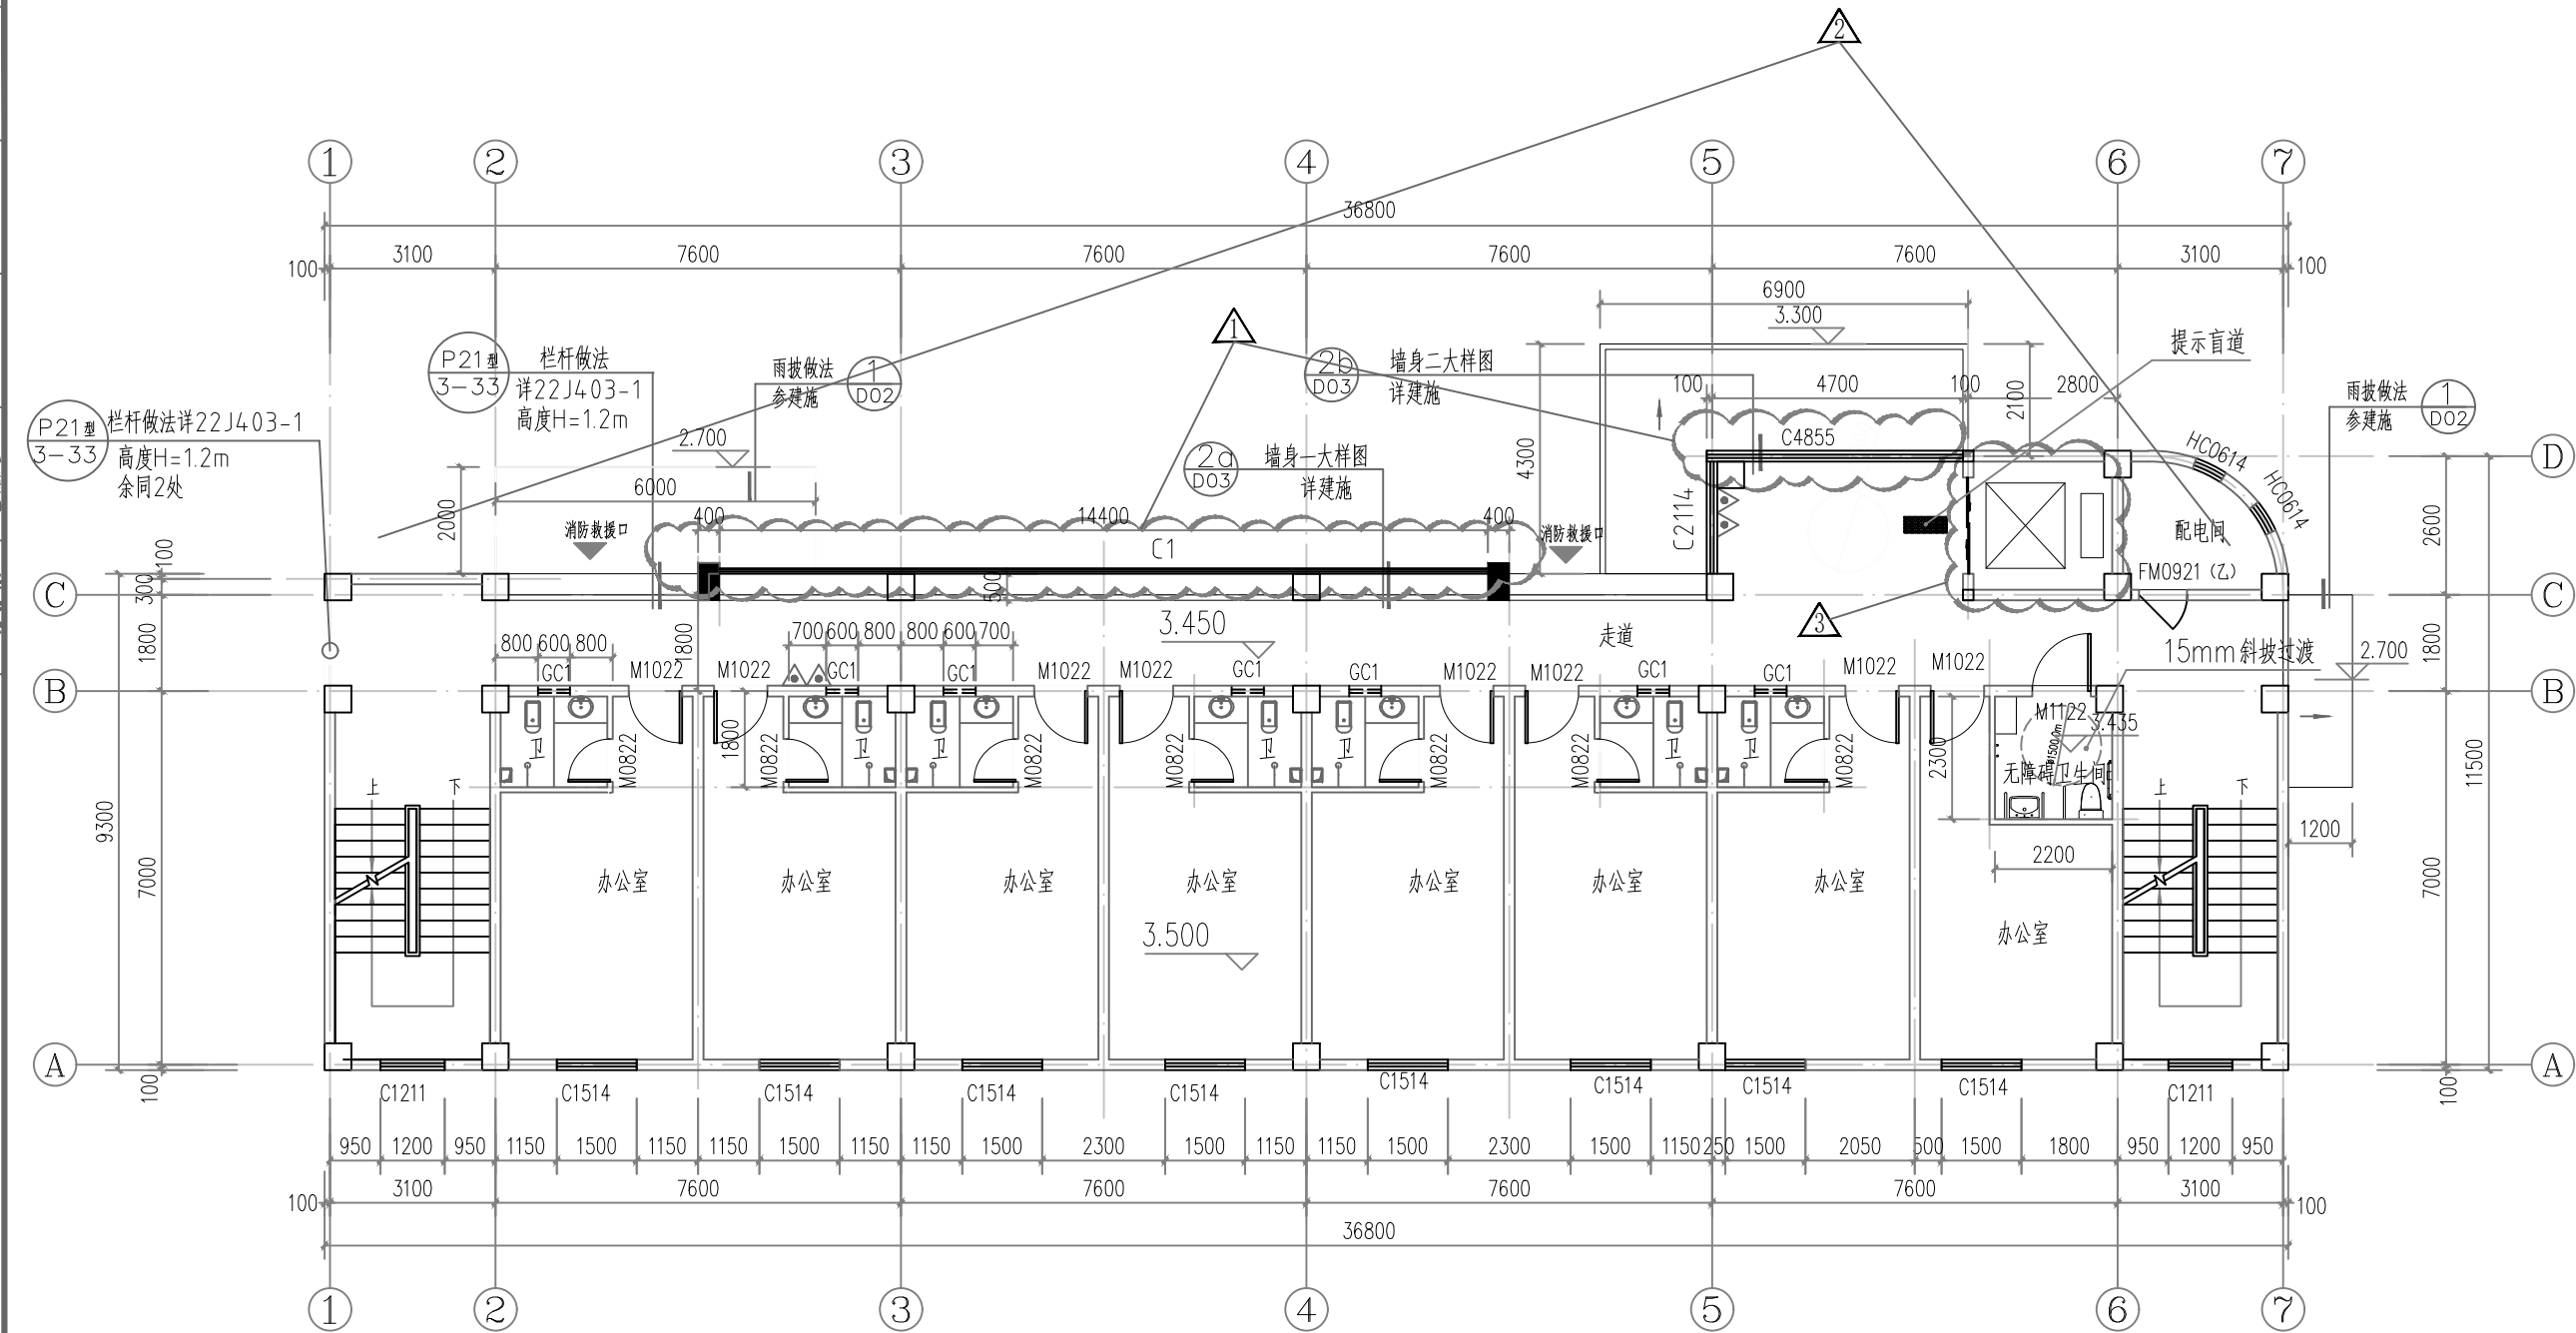

二层平面图 1: 100

备注:	
1.柱定位,截面尺寸详结施。	9.未说明做法的详建筑设计说明
2.门窗除靠柱边或居中安装外,未注明门垛宽100。	10.未注明处详放大平面图及上下层平面图。
3.未注明外墙及分户墙宽200。	11.楼梯平面图放大图详建施大样图。
4.卫生间、走道需排水的房间均向地漏方向找坡0.5,地漏、污水管位置详详水施图。	12.灭火器宜设置在灭火器箱内或挂钩、托架上
5.○表示雨水管仅为示意,具体位置、根数及大小详水施,雨水管接入总体阴井,具体详水施。	其顶部离地高度不应大于1.50m,底部离地高度不宜小于0.08m。
6.△为手提式磷酸铵盐干粉灭火器,型号MF/ABC5(3A),每处2具,共2处共4具。	13.救援窗口玻璃应易于破碎,且设置可在室外易于识别的明显标志。
7.配电间等设设备房,检修门下设200mmC20素砼门槛,宽度同墙厚	救援窗口净高度及净宽度均不小于1.0m,下沿距室内地面不大于1.2m,
电缆井、管道井每层在楼板处用钢板网片C20细石砼做防火分隔,耐火极限同楼板。	14.指标:本层建筑面积:357.30m ² ,
8.卫生间未开窗时设φ150通风管接排气扇至室外	15.卫生间排气道做法详16J916-1/A-W-6/9,外形尺寸:300x250mm,
	楼板预留尺寸:330x280mm

本工程为综合楼为严重危险级,灭火器配置基准为3A,
最小需配灭火器级别计算: $Q = K \frac{S}{U} = 1.0 \times \frac{357.30m^2}{50m^2/A} = 7.15$
 $Q = \frac{Q}{N} = \frac{7.15}{2} = 3.58$ 每个设置点最小需配灭火器级别3A

	说明
	190厚蒸压加气混凝土砌块
	190厚蒸压加气混凝土砌块
	消火栓SD700x1600(宽x高),距地1000; 采用嵌入式安装时墙体开洞750x1800x200 (深),背面加砌100厚砖墙。
	灭火器配置点
	结构柱
	洗脸台
	地漏
	雨水管
	蹲便器

福建中恒华筑
建设设计有限公司
FUJIAN ZHONG HENG HUA ZHU
CONSTRUCTION DESIGN CO.,LTD
设计证书甲级编号A135011707

备注:

本图版权属福建中恒华筑建设设计有限公司所有,除本工程外对本图的任何其他用途和复制,必须获得本公司的书面许可

本图需经规划主管部门,施工图审查,消防主管部门审批审查通过后方可使用

本图必须签字并加盖设计专用章方可用于施工

施工图审查批准单位:

施工图审查批准书证号:

图纸专用章:

注册建筑师执业章:

注册结构师执业章:

工程名称:

纺织面料加工——综合楼

建设单位:

福建省尤溪县宏昌工贸有限公司

审 定		
工程负责人	徐依水	徐依水
专业负责人	徐依水	
审 核	朱霜霜	朱霜霜
校 对	唐鸿凯	唐鸿凯
设 计	吴亦红	吴亦红
制 图	吴亦红	吴亦红


图 名:

二层平面图

工程编号	2024-PT-038-1
图 别	建 施
图 号	07
日 期	2024.11
版本号	NO.1

日期	
姓名	
专业	暖通
专业	电气
专业	给排水
专业	建筑
专业	结构
专业	给排水

纺织面料加工项目-综合楼二层平面图 变更后

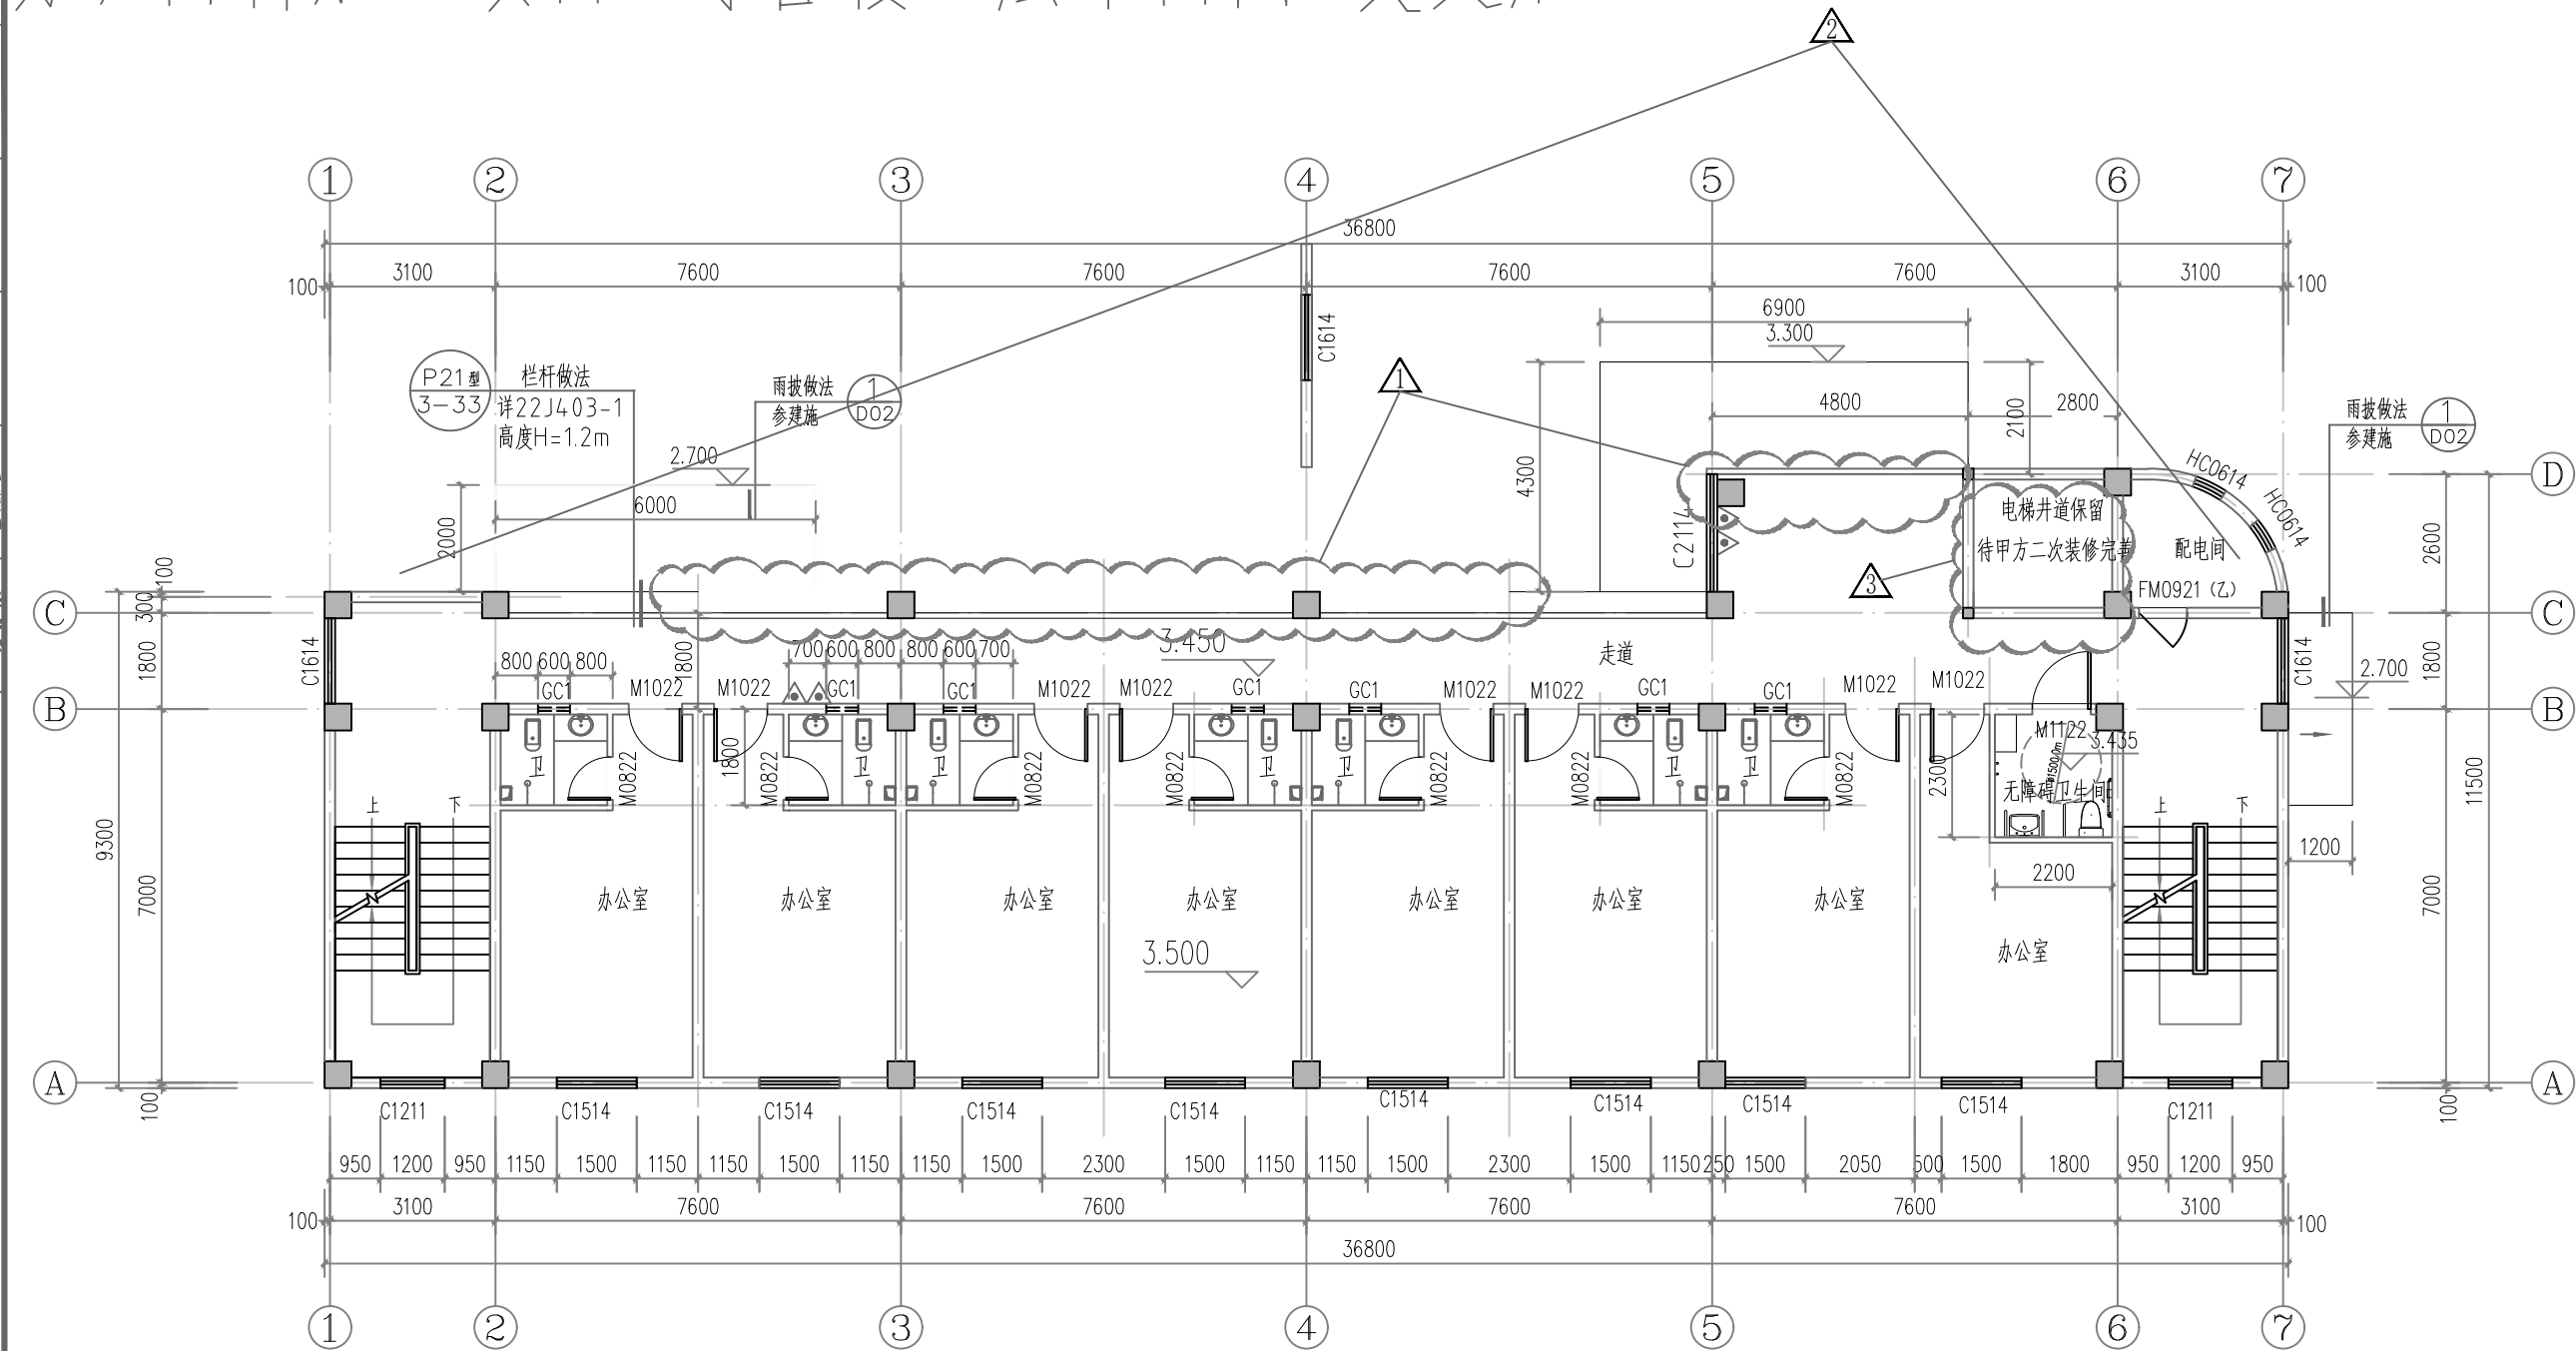

二层平面图 1: 100

变更内容: 1、取消C1、C4855窗。

2、增加C1614窗。

3、电梯洞口封堵。

备注:

- 柱定位, 截面尺寸详结施。
- 门窗除靠柱边或居中安装外, 未注明门垛宽100。
- 未注明外墙及分户墙宽200。
- 卫生间、走道需排水的房间均向地漏方向找坡0.5, 地漏、污水管位置详水施图。
- 表示雨水管仅为示意, 具体位置、根数及大小详水施, 雨水管接入总体阴井, 具体详水施。
- △为手提式磷酸铵盐干粉灭火器, 型号MF/ABC5(3A), 每处2具, 共2处共4具。
- 配电间等设备房, 检修门下设200mmC20素砼门槛, 宽度同墙厚。
- 电缆井、管道井每层在楼板处用钢筋网片C20细石砼做防火分隔, 耐火极限同楼板。
- 卫生间未开窗时设φ150通风管接排气扇至室外

- 未说明做法的详建筑设计说明
- 未注明处详放大平面图及上下层平面图。
- 楼梯平面图放大图详建施大样图。
- 灭火器宜设置在灭火器箱内或挂钩、托架上。
- 其顶部离地高度不应大于1.50m, 底部离地面高度不宜小于0.08m。
- 救援窗口玻璃应易于破碎, 且设置可在室外易于识别的明显标志。
- 救援窗口净高度及净宽度均不小于1.0m, 下沿距室内地面不大于1.2m,
- 指标: 本层建筑面积: 357.30m²,
- 卫生间排气道做法详16J916-1/A-W-6/9, 外形尺寸: 300x250mm,
- 楼板预留尺寸: 330x280mm

本工程为综合楼为严重危险级别, 灭火器配置基准为3A,
最小需配灭火器级别计算: $Q = K \frac{S}{U} = 1.0 \times \frac{357.30m^2}{50m^2/A} = 7.15$

$$Q_e = \frac{Q}{N} = \frac{7.15}{2} = 3.58 \text{ 每个设置点最小需配灭火器级别} 3A$$

	说 明
	190厚蒸压加气混凝土砌块
	190厚蒸压加气混凝土砌块
	消火栓SD700×1600(宽×高), 距地1000; 采用嵌入式安装时墙体开洞750×1800×200 (深), 背面加砌100厚砖墙。
	灭火器配置点
	结构柱
	洗脸台
	地漏
	雨水管
	蹲便器



福建中恒华筑
建设设计有限公司
FUJIAN ZHONG HENG HUA ZHU
CONSTRUCTION DESIGN CO., LTD
设计证书甲级编号A135011707

备注:

本图版权属福建中恒华筑建设设计有限公司所有, 除本工程外对本图的任何其他用途和复制, 必须获得本公司的书面许可
本图纸需经规划主管部门, 施工图审查, 消防主管部门审批审查通过后方可使用
本图必须签字并加盖设计专用章方可用于施工

施工图审查批准单位:

施工图审查批准书证号:

图纸专用章:

注册建筑师执业章:

注册结构师执业章:

工程名称:

纺织面料加工——综合楼

建设单位:

福建省尤溪县宏昌工贸有限公司

审 定		
工程负责人	徐依水	徐依水
专业负责人	徐依水	
审 核	朱霜霜	朱霜霜
校 对	唐鸿凯	唐鸿凯
设 计	吴亦红	吴亦红
制 图	吴亦红	吴亦红


图 名:

二层平面图

工程编号	2024-PT-038-1
图 别	建 施
图 号	07
日 期	2024.11
版本编号	NO.1

日期	
姓名	
专业	暖通
日期	
姓名	
专业	给排水

纺织面料加工项目-综合楼三层平面图 变更前

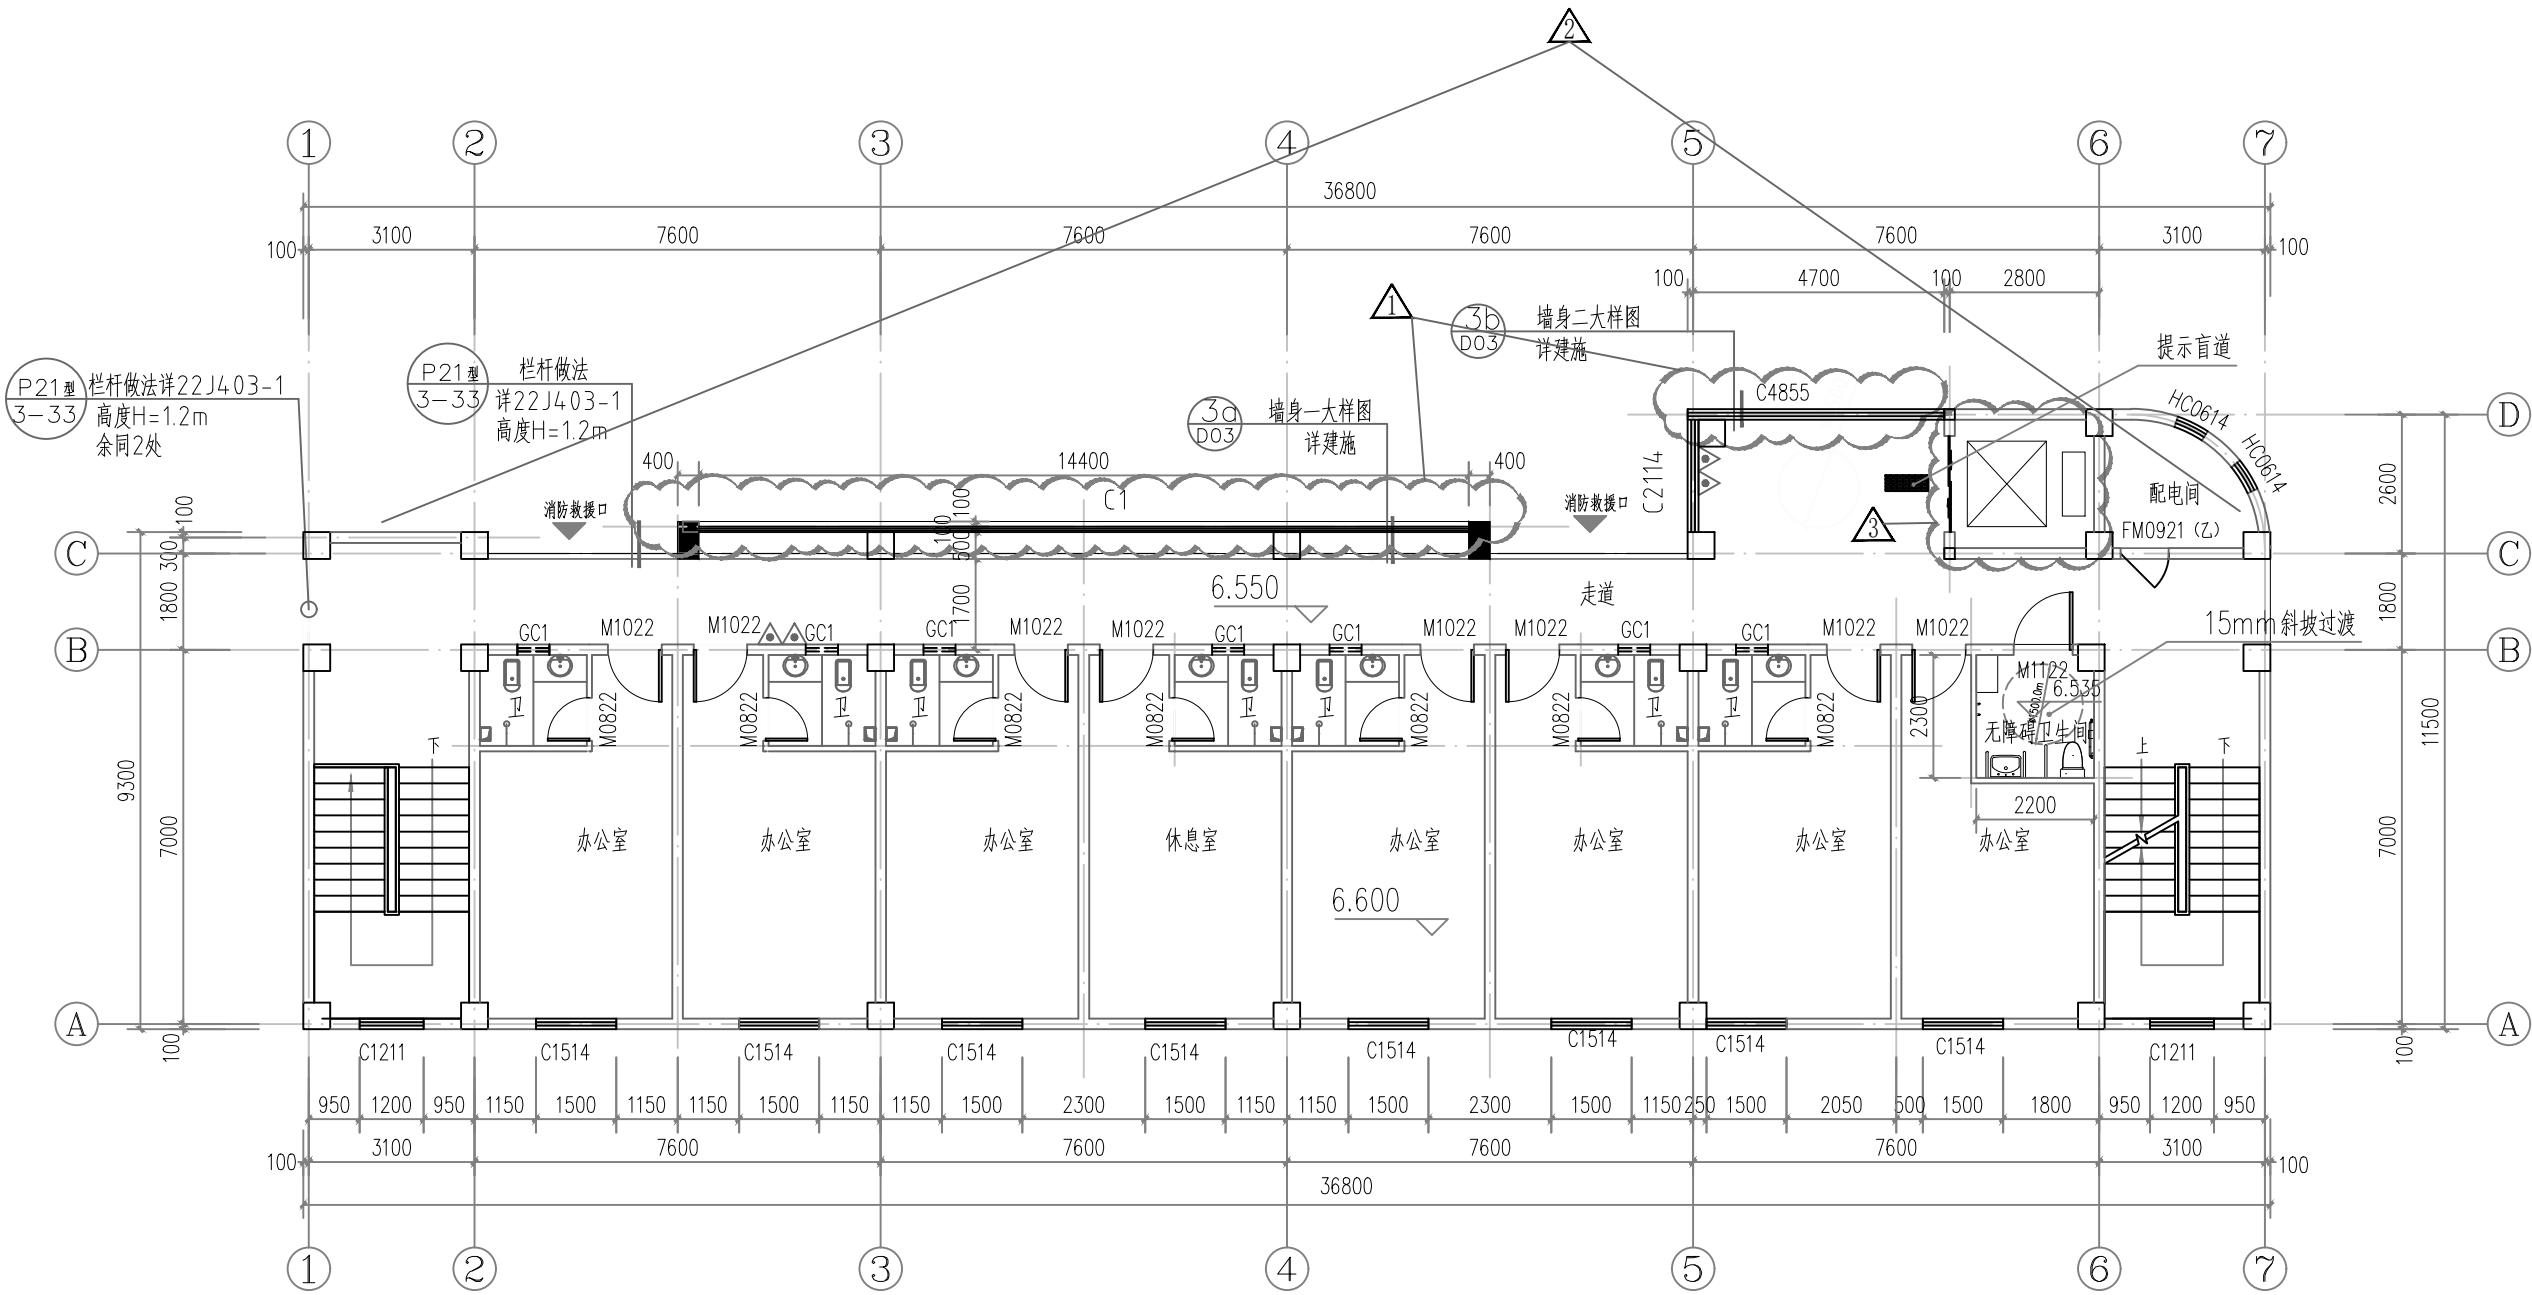

三层平面图 1: 100

备注:

1.柱定位,截面尺寸详结施。	9.未说明做法的详建筑设计说明
2.门窗除靠柱边或居中安装外,未注明门垛宽100。	10.未注明处详放大平面图及上下层平面图。
3.未注明外墙及分户墙宽200。	11.楼梯平面放大图详建施大样图。
4.卫生间、走道需排水的房间均向地漏方向找坡0.5,地漏、污水管位置详详水施图。	12.灭火器宜设置在灭火器箱内或挂钩、托架上
5.○表示雨水管仅为示意,具体位置、根数及大小详水施,雨水管接入总体阴井,具体详水施。	其顶部离地高度不应大于1.50m,底部离地面高度不宜小于0.08m。
6.△为手提式磷酸铵盐干粉灭火器,型号MF/ABC5(3A),每处2具,共2处共4具。	13.救援窗口玻璃应易于破碎,且设置可在室外易于识别的明显标志。
7.配电间等设备房,检修门下设200mmC20素砼门槛,宽度同墙厚	救援窗口净高度及净宽度均不小于1.0m,下沿距室内地面不大于1.2m,
电缆井、管道井每层在楼板处用钢板网片C20细石砼做防火分隔,耐火极限同楼板。	15.指标:本层建筑面积:357.30m ² ,
8.卫生间未开窗时设φ150通风管接排气扇至室外	16.卫生间排气道做法详16J916-1/A-W-6/9,外形尺寸:300x250mm,
	楼板预留尺寸:330x280mm

本工程为综合楼为严重危险级别,灭火器配置基准为3A,
最小需配灭火器级别计算: $Q=K\frac{S}{U}=0.9\times\frac{357.30m^2}{50m^2/A}=7.15$
 $Q_e=\frac{Q}{N}=\frac{7.15}{2}=3.58$ 每个设置点最小需配灭火器级别3A

	说明
	190厚蒸压加气混凝土砌块
	190厚蒸压加气混凝土砌块
	消防栓SD700x1600(宽x高),距地1000; 采用嵌入式安装时墙体开洞750x1800x200 (深),背面加砌100厚砖墙。
	灭火器配置点
	结构柱
	洗脸台
	地漏
	雨水管
	蹲便器



福建中恒华筑
建设设计有限公司
FUJIAN ZHONG HENG HUA ZHU
CONSTRUCTION DESIGN CO.,LTD
设计证书甲级编号A135011707

备注:

本图版权属福建中恒华筑建设设计有限公司所有,除本工程外对本图的任何其他用途和复制,必须获得本公司的书面许可
本图需经规划主管部门,施工图审查,消防主管部门审批审查通过后方可使用
本图必须签字并加盖设计专用章方可用于施工

施工图审查批准单位:

施工图审查批准书证号:

图纸专用章:

注册建筑师执业章:

注册结构师执业章:

工程名称:

纺织面料加工——综合楼

建设单位:

福建省尤溪县宏昌工贸有限公司

审 定		
工程负责人	徐依水	徐依水
专业负责人	徐依水	
审 核	朱霜霜	朱霜霜
校 对	唐鸿凯	唐鸿凯
设 计	吴亦红	吴亦红
制 图	吴亦红	吴亦红


图 名:

三层平面图

工程编号	2024-PT-038-1
图 别	建 施
图 号	08
日 期	2024.11
版本号	NO.1

日期	
姓名	
专业	电气
专业	暖通
日期	
姓名	
专业	建筑
专业	给排水

纺织面料加工项目-综合楼三层平面图 变更后

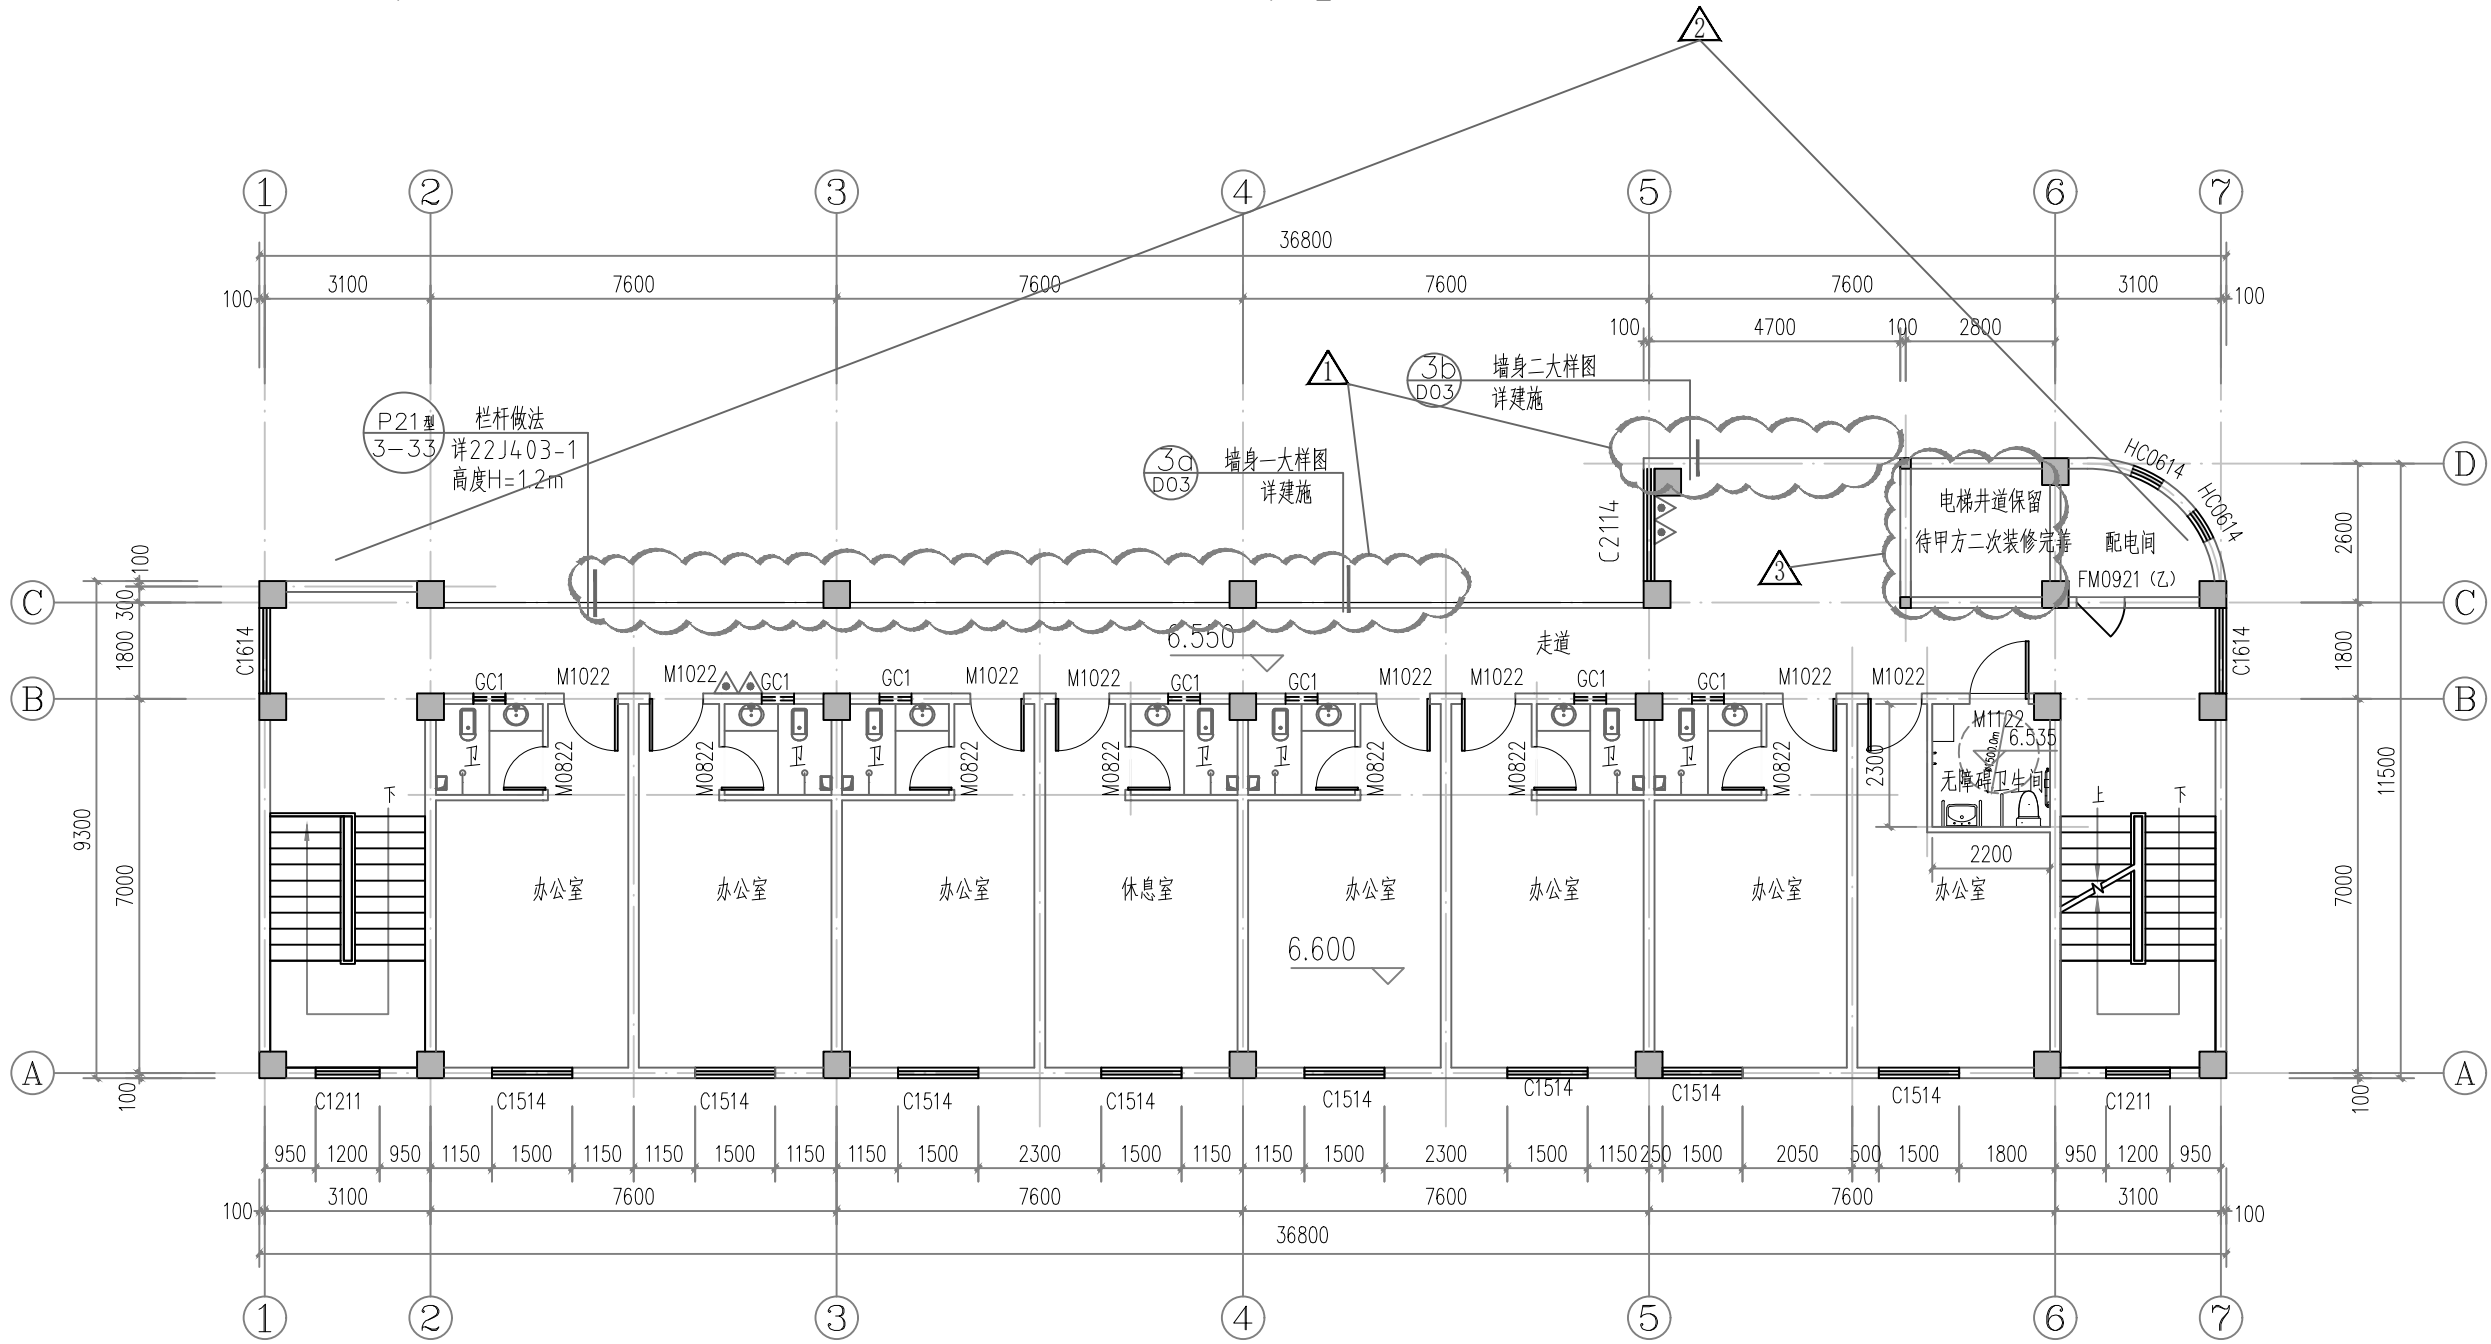

变更内容: 1、取消C1、C4855窗。
2、增加C1614窗。
3、电梯洞口封堵。

三层平面图 1: 100

备注:

1.柱定位,截面尺寸详结施。	9.未说明做法的详建筑设计说明
2.门窗除靠柱边或居中安装外,未注明门垛宽100。	10.未注明处详放大平面图及上下层平面图。
3.未注明外墙及分户墙宽200。	11.楼梯平面放大图详建施大样图。
4.卫生间、走道需排水的房间均向地漏方向找坡0.5,地漏、污水管位置详详水施图。	12.灭火器宜设置在灭火器箱内或挂钩、托架上
5.○表示雨水管仅为示意,具体位置、根数及大小详详水施,雨水管接入总体阴井,具体详详水施。	其顶部离地高度不应大于1.50m,底部离地高度不宜小于0.08m。
6.△为手提式磷酸铵盐干粉灭火器,型号MF/ABC5(3A),每处2具,共2处共4具。	13.救援窗口玻璃应易于破碎,且设置可在室外易于识别的明显标志。
7.配电间等设设备房,检修门下设200mmC20素砼门槛,宽度同墙厚	救援窗口净高度及净宽度均不小于1.0m,下沿距室内地面不大于1.2m,
电缆井、管道井每层在楼板处用钢板网片C20细石砼做防火分隔,耐火极限同楼板。	15.指标:本层建筑面积:357.30m ² ,
8.卫生间未开窗时设φ150通风管接排气扇至室外	16.卫生间排气道做法详16J916-1/A-W-6/9,外形尺寸:300x250mm,
	楼板预留尺寸:330x280mm

本工程为综合楼为严重危险级,灭火器配置基准为3A,
最小需配灭火器级别计算: $Q=K\frac{S}{U}=0.9\times\frac{357.30m^2}{50m^2/A}=7.15$
 $Q=\frac{Q}{N}=\frac{7.15}{2}=3.58$ 每个设置点最小需配灭火器级别3A

	说明
	190厚蒸压加气混凝土砌块
	190厚蒸压加气混凝土砌块
	消防栓SD700x1600(宽x高),距地1000; 采用嵌入式安装时墙体开洞750x1800x200 (深),背面加砌100厚砖墙。
	灭火器配置点
	结构柱
	洗脸台
	地漏
	雨水管
	蹲便器



福建中恒华筑
建设设计有限公司
FUJIAN ZHONG HENG HUA ZHU
CONSTRUCTION DESIGN CO.,LTD
设计证书甲级编号A135011707

备注:

本图版权属福建中恒华筑建设设计有限公司所有,除本工程外对本图的任何其他用途和复制,必须获得本公司的书面许可
本图纸需经规划主管部门,施工图审查,消防主管部门审批审查通过后方可使用
本图必须签字并加盖设计专用章方可用于施工

施工图审查批准单位:

施工图审查批准书证号:

图纸专用章:

注册建筑师执业章:

注册结构师执业章:

工程名称:

纺织面料加工——综合楼

建设单位:

福建省尤溪县宏昌工贸有限公司

审 定		
工程负责人	徐依水	徐依水
专业负责人	徐依水	徐依水
审 核	朱霜霜	朱霜霜
校 对	唐鸿凯	唐鸿凯
设 计	吴亦红	吴亦红
制 图	吴亦红	吴亦红


图 名:

三层平面图

工程编号	2024-PT-038-1
图 别	建 施
图 号	08
日 期	2024.11
版本编号	NO.1

日期	
姓名	
专业	暖通
日期	
姓名	
专业	给排水

纺织面料加工项目-综合楼屋面层平面图 变更前

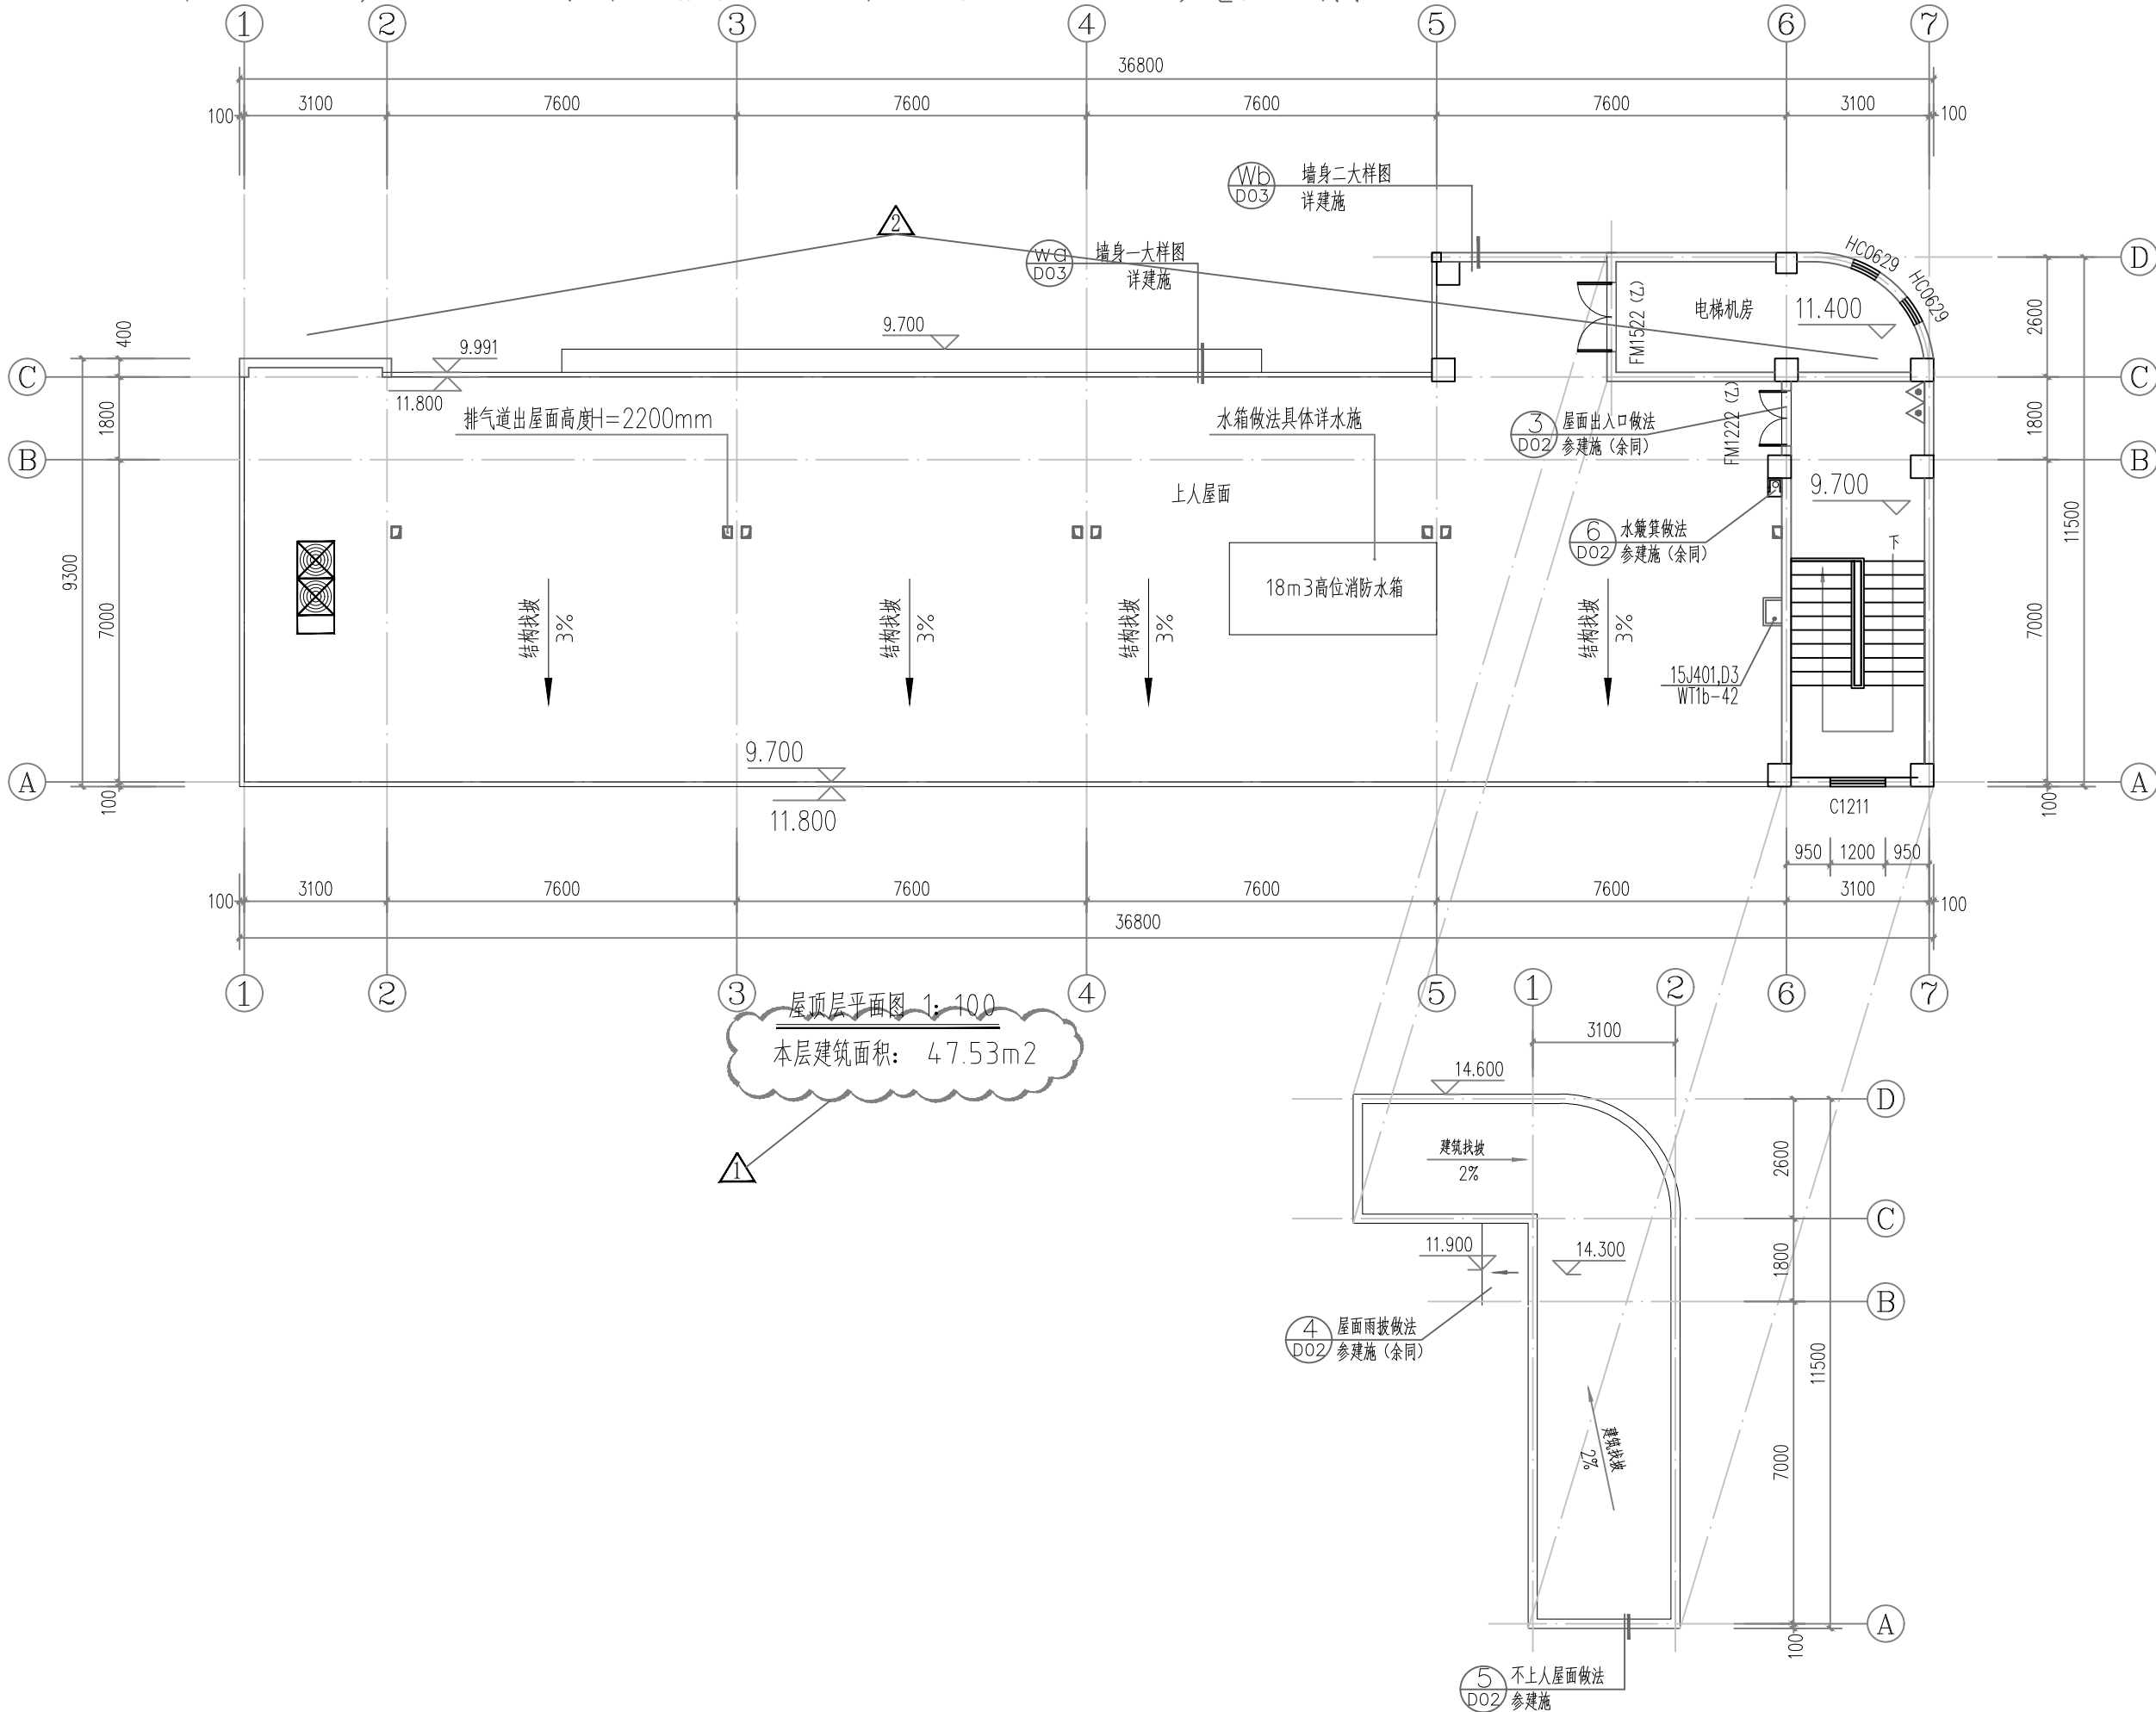

福建中恒华筑
建设设计有限公司
FUJIAN ZHONG HENG HUA ZHU
CONSTRUCTION DESIGN CO.,LTD
设计证书甲级编号A135011707

备注:
本图版权归属福建中恒华筑建设设计有限公司所有,除本工程外对本图的任何其他用途和复制,必须获得本公司的书面许可
本图纸需经规划主管部门,施工图审查,消防主管部门审批审查通过后方可使用
本图必须签字并加盖设计专用章方可用于施工

施工图审查批准单位:

施工图审查批准书证号:

图纸专用章:

注册建筑师执业章:

注册结构师执业章:

工程名称:

纺织面料加工——综合楼

建设单位:

福建省尤溪县宏昌工贸有限公司

审定		
工程负责人	徐依水	徐依水
专业负责人	徐依水	徐依水
审核	朱霜霜	朱霜霜
校对	唐鸿凯	唐鸿凯
设计	吴亦红	吴亦红
制图	吴亦红	吴亦红


图名:

屋顶层平面图

工程编号	2024-PT-038-1
图别	建筑
图号	09
日期	2024.11
版本号	NO.1

[illegible]

纺织面料加工项目-综合楼屋面层平面图 变更后

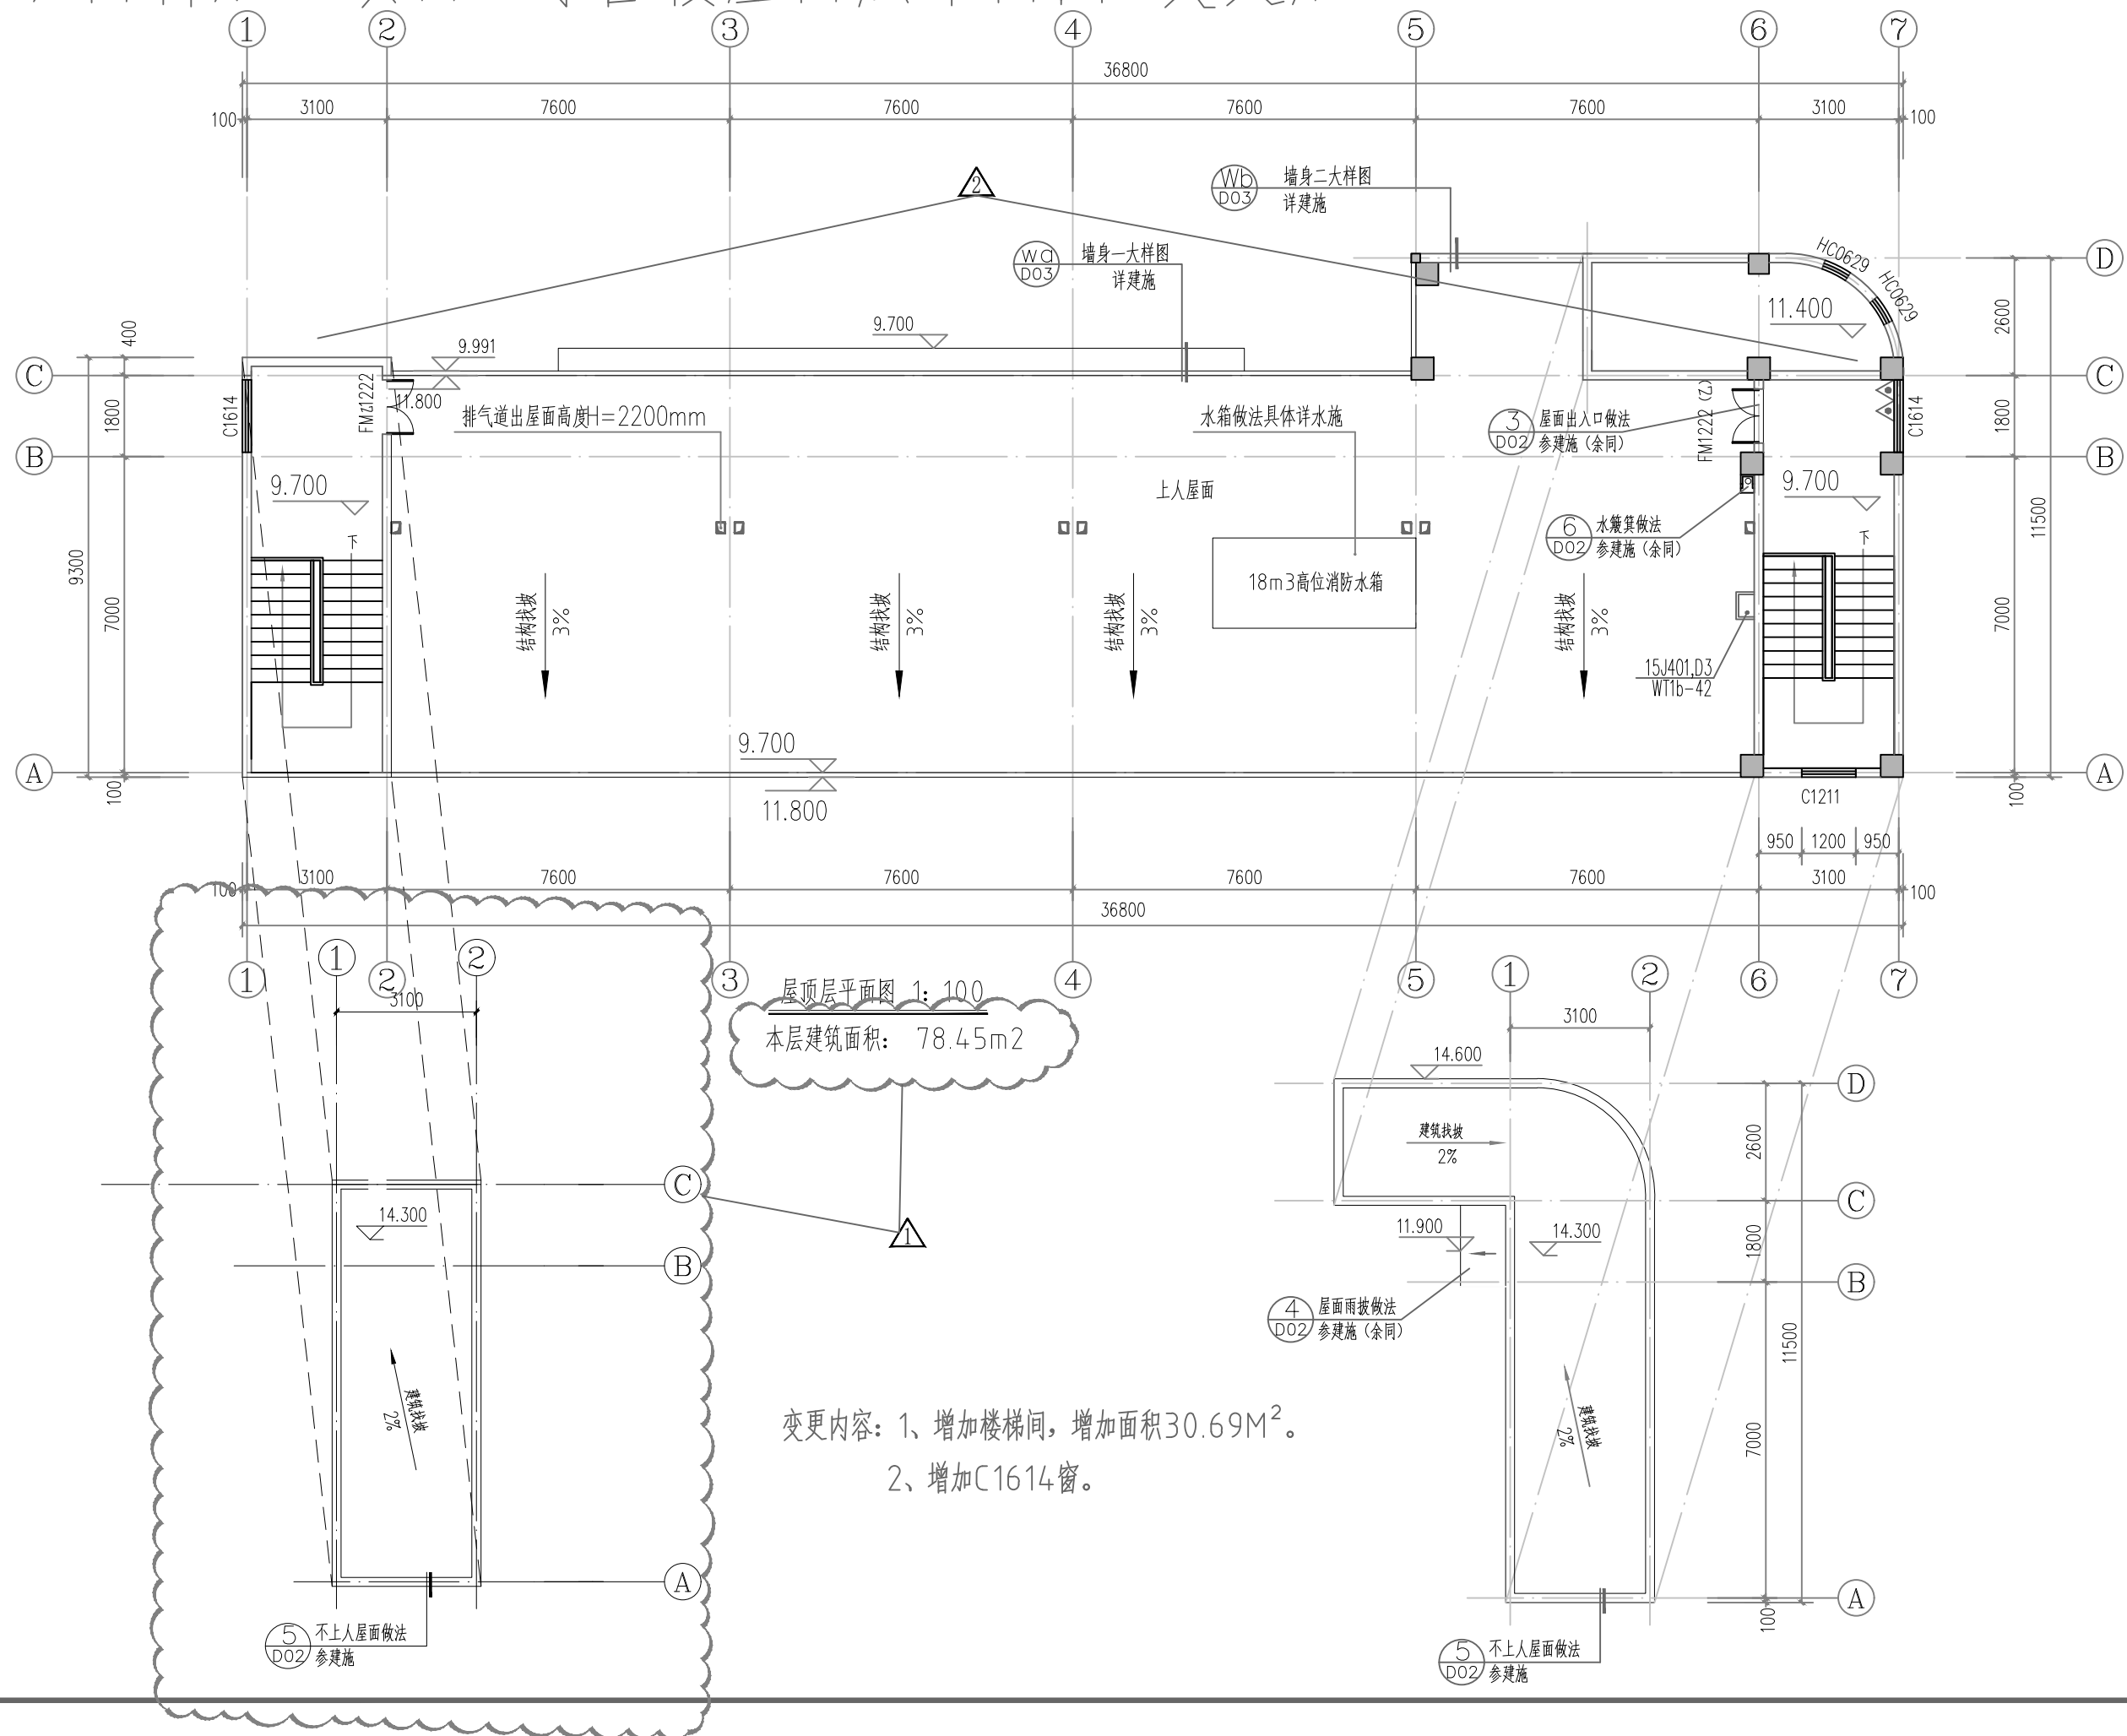

**福建中恒华筑
建设设计有限公司**
FUJIAN ZHONG HENG HUA ZHU
CONSTRUCTION DESIGN CO.,LTD
设计证书甲级编号A135011707

备注:

本图版权归福建中恒华筑建设设计有限公司所有。除本工程外对本图的任何其他用途和复制，必须获得本公司的书面许可。

本图纸需经规划主管部门,施工图审查,消防
主管部门审批审查通过后方可使用。

本图必须签字并加盖设计专用章方可用于施工

施工图审查批准单位:

施工图审查批准书证号:

图纸专用章:

注册建筑师执业章:

注册结构师执业章：

工程名称:

纺织面料加工——综合楼

建设单位:

福建省尤溪县宏昌工贸有限公司

审 定		
工程负责人	徐依水	徐依水
专业负责人	徐依水	
审 核	朱霜霜	朱霜霜
校 对	唐鸿凯	唐鸿凯
设 计	吴亦红	吴亦红
制 图	吴亦红	吴亦红

图名:

屋顶层平面图

工程编号	2024-PT-038-1		
图 别	建 施	图 号	09
日 期	2024.11	版本编号	NO.1